



 

 


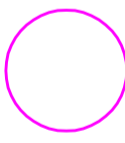

PŘIPOJENÍ VRTU HV02
 PE D 40 - 0,052 KM + (45m ve vrtu)
 OVLÁDAČÍ KABEL CYKY 5x2,5 C L= 52+15 m
 SILOVÝ KABEL CYKY 5x6 C L=52+15 m

LEGENDA :

-  POZEMKY DOTČENÉ STAVBOU - DLE KN
-  HRANICE POZEMKU - KN
-  STÁVAJÍCÍ PŘIPOJENÍ VRTU
-  ZEMNÍ VEDENÍ - CETIN
-  EL.KABEL - NN - PRO ÚV - ZEMNÍ VEDENÍ
-  RWE - VTL - ZEMNÍ VEDENÍ
-  EL.KABEL OVLÁDAČÍ CYKY 5x2,5 C + SILOVÝ KABEL CYKY 5x6 C
-  PŘIPOJENÍ VRTU (PE D 40) - VÝKOP

UPOZORNĚNÍ PROJEKTANTA !!!!!

Zakreslení inž. sítí je pouze orientační. Před započátkem výkopových prací je nutné jejich vytyčení.
 Při křížení s jinými inženýrskými sítěmi musí být dodržena ČSN 73 6005 !!!

Podnik: KANALIZACE A VODOVODY Starý Převrtec, s.r.o.  Sedlec 195 Starý Převrtec 332 02		Vypracoval: Ing. Jan Vavruněk tel.: 377966426		Odpovědný projektant: Ing. Viktor Szalatnay tel.: 377966426			
Akce: OBEC ŠTĚNOVICKÝ BOREK - PŘIPOJENÍ VRTU HV 02		Kreslil: Ing. Jan Vavruněk tel.: 377966426		Kontroloval: Ing. Viktor Szalatnay tel.: 377966426			
Příloha: KOORDINAČNÍ SITUACE		Datum: 10/2016		Měřítko: 1:250		Stupeň: DSP	
Investor: OBEC ŠTĚNOVICKÝ BOREK, ŠTĚNOVICKÝ BOREK 28, 332 09 ŠTĚNOVICE		Číslo zakázky: 6820/9040		Č. P.: C.3			