

ZAŘIZOVACÍ PŘEDMĚTY

Označ.	Popis sestavy
VL	Výlevka keramická bílá s odnímatelnou plastovou mřížkou spodní odpad baterie umyvadlová nástěnná jednopáková s otočným výtokovým ramenem nádržka plastová nástěnná, 1x rohový ventil
U1	Umyvadlo keramické bílé, š.=55cm zápachová uzávěrka umyvadlová plastová bílá baterie umyvadlová stojánková, 2 x rohový ventil
D1	Dřez – dodávka nábytku zápachová uzávěrka dřezová plastová s nerezovým odpadním ventilem baterie dřezová nástěnná
D2	Dřez dvojitý zápustný zápachová uzávěrka dřezová plastová s nerezovým odpadním ventilem baterie dřezová stojánková
WC	Záchodová mísa keramická závěsná bílá Instalační prvek pro závěsnou záchodovou mísu s integrovaným nádržkovým splachovačem o objemu 6l ovládací tlačítko k prvku záchodové sedátko plastové bílé
H1/2	Požární hydrant DN25 se stálotvarovou hadicí délky 20m(H1) /30m(H2) osa zařízení ve výšce 1,1 –1,3m nad podlahou
ZU	Kondenzační jímka se zápachovou uzávěrkou vypouštěcí kohout DN15 s pružnou hadicí na dopouštění systému
PV	Zápachová uzávěrka pro odvod z pojistného ventilu
CHL1	Odvod kondenzátu z nábytku DN40 vývod z podlahy přes zápachovou uzávěrku
CHL2	Odvod kondenzátu z chlazení DN40 v. 1700mm nad UT přes zápachovou uzávěrku

LEGENDA ZNAČENÍ


KK	Kulový kohout
PV	Kombinovaná armatura k ohřivači
F	Filtr
VK	Vypouštěcí kohout
ZK	Zpětná klapka
Z1	Ohřivač vody zásobníkový elektrický plochý 50l 2kW např.: OKHE ONE/E50 2kW [50l] vč. PV – odtok napojit do kanalizace přes ZU, 1xKK20 [1 ks]
VS	Vodoměrná sestava 2xKK25,VK15,ZK25, přechodka d32/1" (vodoměr stávající) [1 ks]

LEGENDA POTRUBÍ

	STUDENÁ VODA – PPR PN16
	TEPLÁ VODA – PPR PN16
	POŽÁRNÍ VODA – UHLÍKOVÁ OCEL lisovaná
	VODOVOD–podzemní – PE100 elektrotvarovky

POZNÁMKA

Materiál vodovodního potrubí PPR PN16
 Požární vodovod uhlíková ocel dvojitý pozink
 Maximální vzdálenost podpor dle DN a doporučení výrobce
 Potrubí izolováno
 Instalované armatury budou přístupné z revizních otvorů

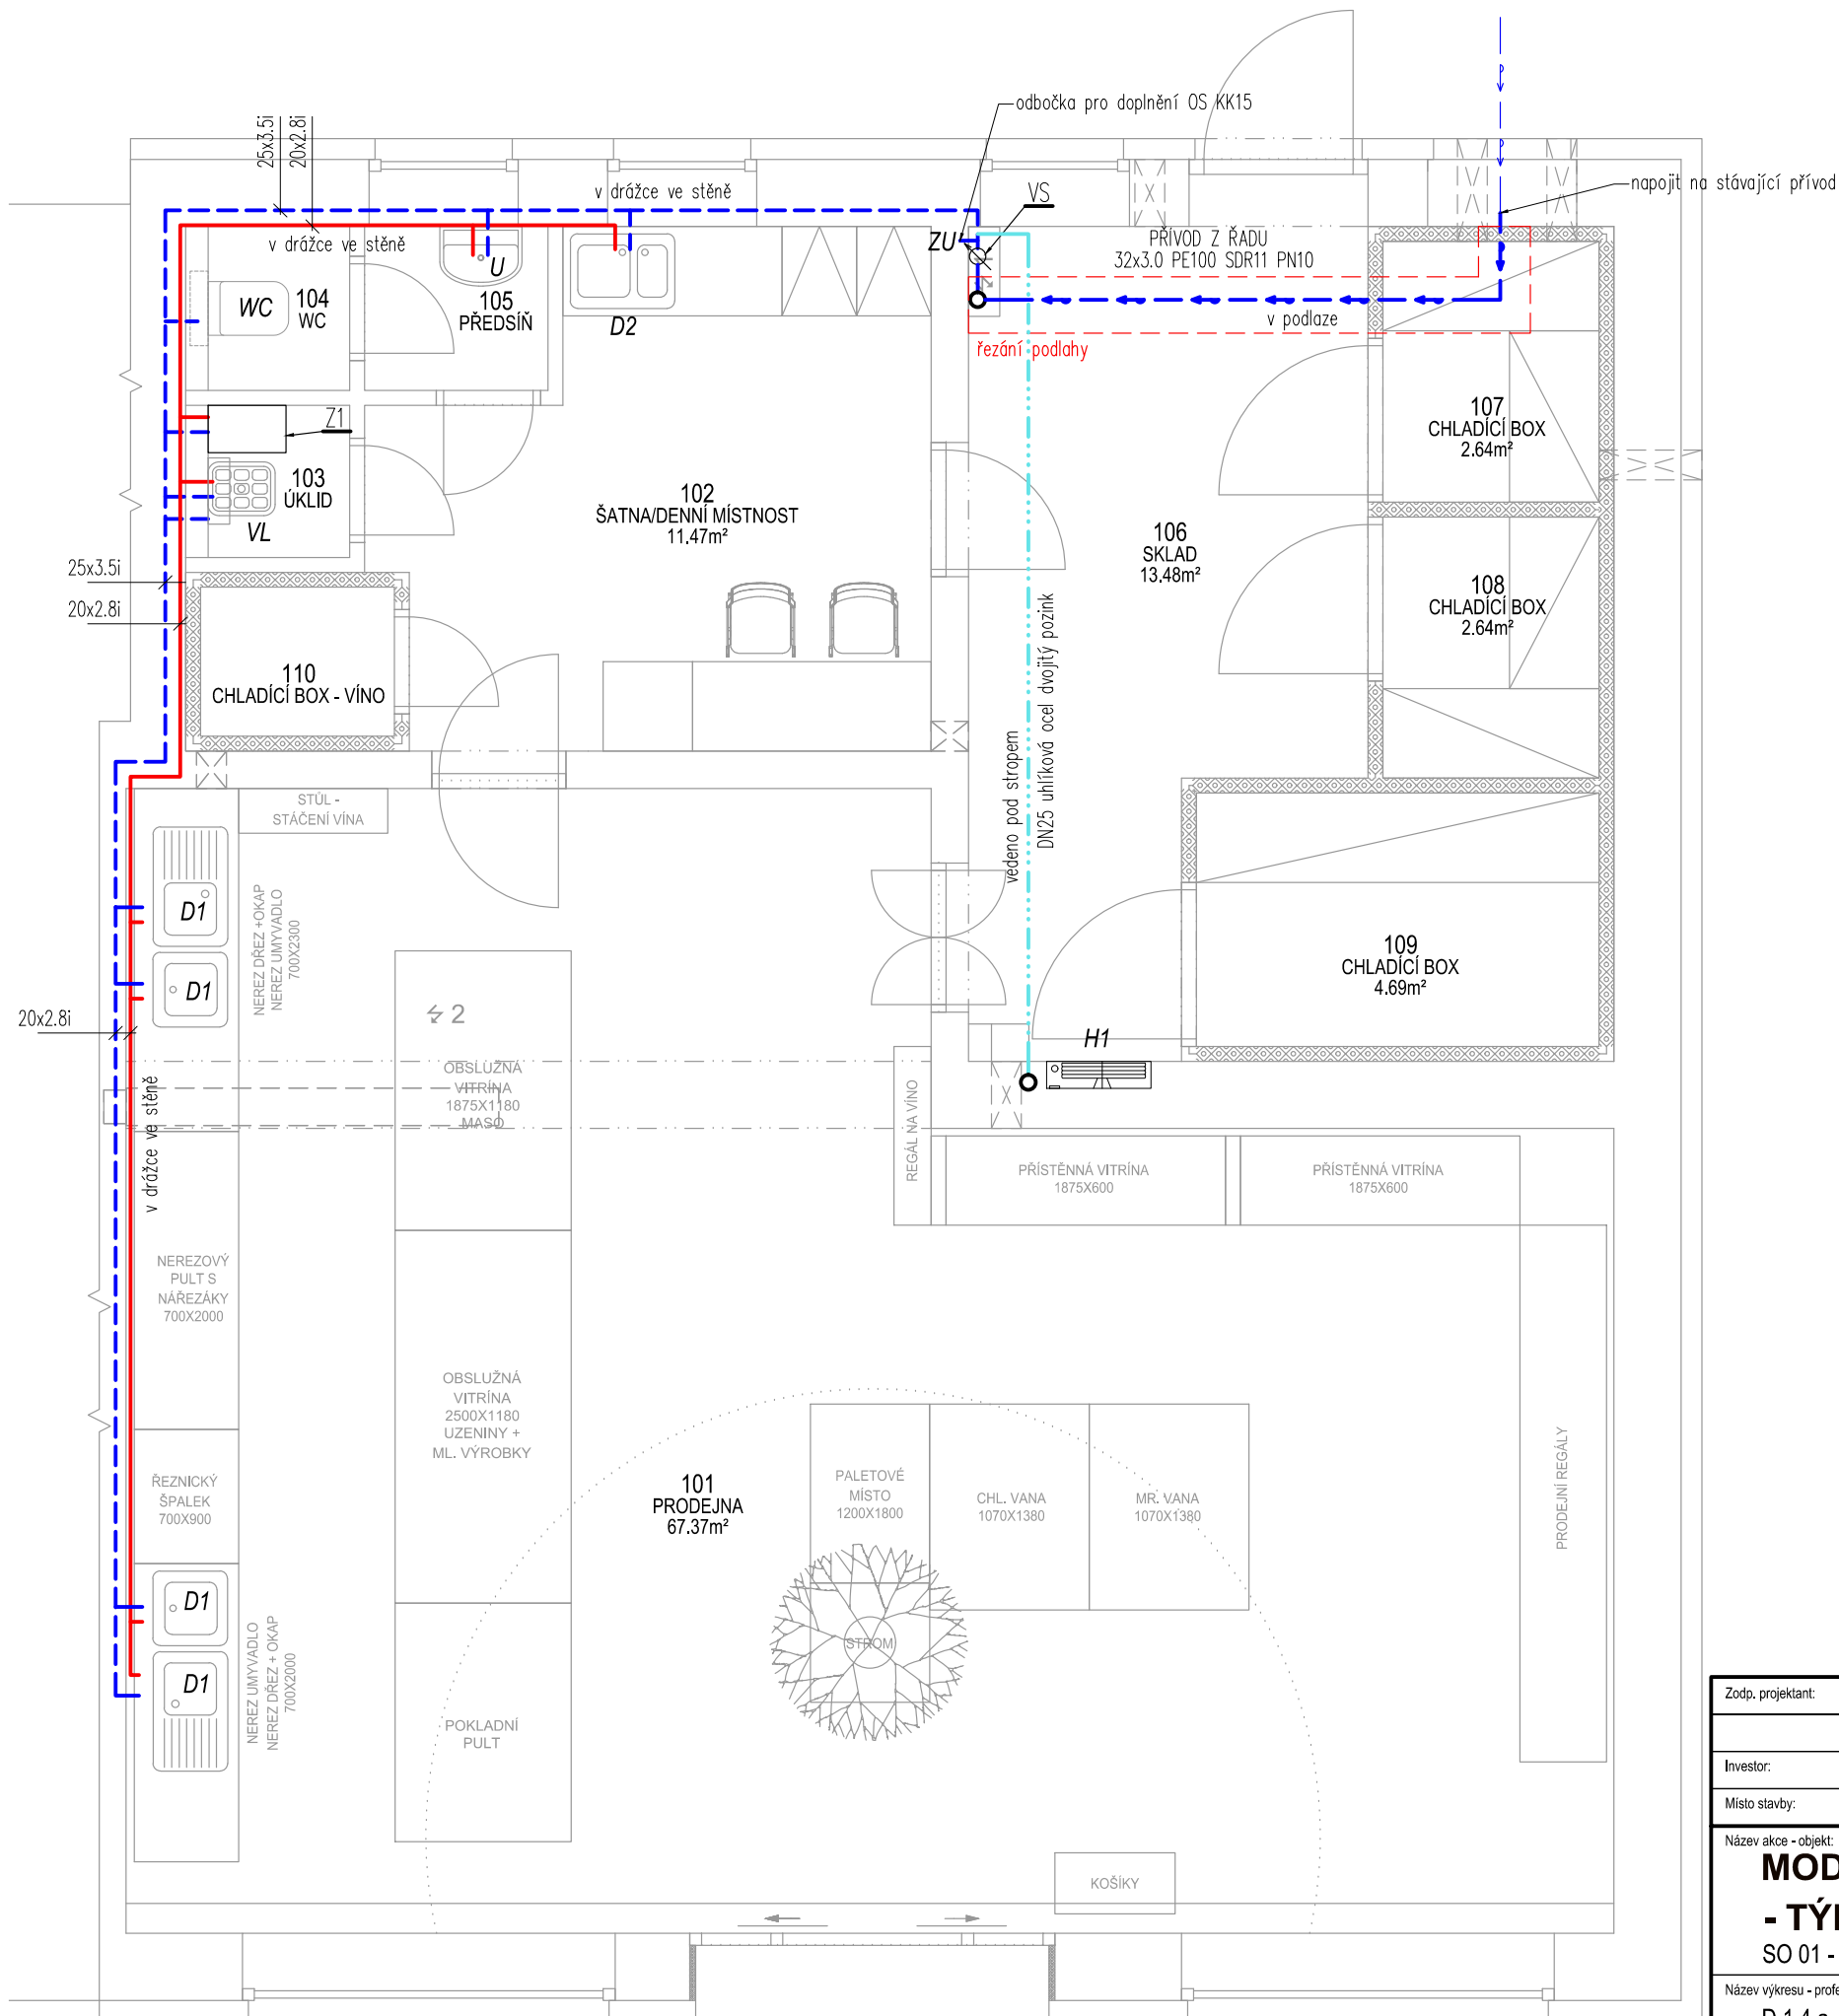

Zodp. projektant:	Ing. HRAD	Vypracoval:	Ing. ŽENIŠEK	Schválil:	Ing. KOMÍNEK
Investor:	AGRO - Měřín, obchodní společnost, s. r. o., Zarybník 516, 594 42 Měřín				
Místo stavby:	k.ú. Týniště nad Orlicí parc.č. 1677/2				
Název akce - objekt:	MODERNIZACE PRODEJEN RYNEK - TÝNIŠTĚ NAD ORLICÍ				
Název výkresu - profese:	SO 01 - PRODEJNA D.1.4.a-TECHNIKA PROSTŘEDÍ STAVEB - ZTI VODOVOD - PŮDORYS				
Stupeň PD:	TECHNICKÁ POMOC				
Číslo zakázky:	6 023 20	Datum:	8/2020		
Formát:	2 x A4	Číslo výkresu:	401		
Měřítko:	1:50	Číslo paré:			

BUILDINGcentrum - HSV, s.r.o.

úsek projekce
 Karlov 169/88
 594 01 Velké Meziříčí
 info@bc-hsv.cz tel.: (+420) 566 686 211
 www.bc-hsv.cz fax.: (+420) 566 686 299

ZAŘIZOVACÍ PŘEDMĚTY

Označ.	Popis sestavy
VL	Výlevka keramická bílá s odnímatelnou plastovou mřížkou spodní odpad baterie umyvadlová nástěnná jednopáková s otočným výtakovým ramenem nádržka plastová nástěnná, 1x rohový ventil
U1	Umyvadlo keramické bílé, š.=55cm zápachová uzávěrka umyvadlová plastová bílá baterie umyvadlová stojánková, 2 x rohový ventil
D1	Dřez – dodávka nábytku zápachová uzávěrka dřezová plastová s nerezovým odpadním ventilem baterie dřezová nástěnná
D2	Dřez dvojitý zápusťný zápachová uzávěrka dřezová plastová s nerezovým odpadním ventilem baterie dřezová stojánková
WC	Záchodová mísa keramická závěsná bílá Instalační prvek pro závěsnou záchodovou mísu s integrovaným nádržkovým splachovačem o objemu 6l ovládací tlačítko k prvku záchodové sedátko plastové bílé
H1/2	Požární hydrant DN25 se stálouvarovou hadicí délky 20m(H1) /30m(H2) osa zařízení ve výšce 1,1 –1,3m nad podlahou
ZU	Kondenzační jímka se zápachovou uzávkou vypouštěcí kohout DN15 s pružnou hadicí na dopouštění systému
PV	Zápachová uzávěrka pro odvod z pojistného ventilu
CHL1	Odvod kondenzátu z nábytku DN40 vývod z podlahy přes zápachovou uzávěrku
CHL2	Odvod kondenzátu z chlazení DN40 v. 1700mm nad UT přes zápachovou uzávěrku

LEGENDA ZNAČENÍ

ČK	-	čisticí kus
Z	-	zátka
AAV	-	přívzdušňovací ventil

LEGENDA POTRUBÍ

	Splaškové kanalizace –svodné potrubí – KG systém odpadní a větrací potrubí – HT systém
	potrubí připojovací – HT systém
	potrubí splaškové kanalizace–vedeno pod stropem

Zodp. projektant:	Ing. HRAD	Vypracoval:	Ing. ŽENÍŠEK	Schválil:	Ing. KOMÍNEK	BUILDINGcentrum - HSV, s.r.o. úsek projekce Karlov 169/88 594 01 Velké Meziříčí info@bc-hsv.cz tel.: (+420) 566 686 211 www.bc-hsv.cz fax.: (+420) 566 686 299
Investor:	AGRO - Měřín, obchodní společnost, s. r. o., Zarybník 516, 594 42 Měřín					
Místo stavby:	k.ú. Týniště nad Orlicí parc.č. 1677/2					
Název akce - objekt:	MODERNIZACE PRODEJEN RYNEK - TÝNIŠTĚ NAD ORLICÍ SO 01 - PRODEJNA					Stupeň PD: TECHNICKÁ POMOC Číslo zakázky: 6 023 20 Datum: 8/2020 Formát: 2 x A4 Číslo výkresu: Měřítko: 1:50 402
Název výkresu - profese:	D.1.4.a -TECHNIKA PROSTŘEDÍ STAVEB - ZTI KANALIZACE - PŮDORYS					Číslo paré:

