




HORNÍ AK-PŮDORYS

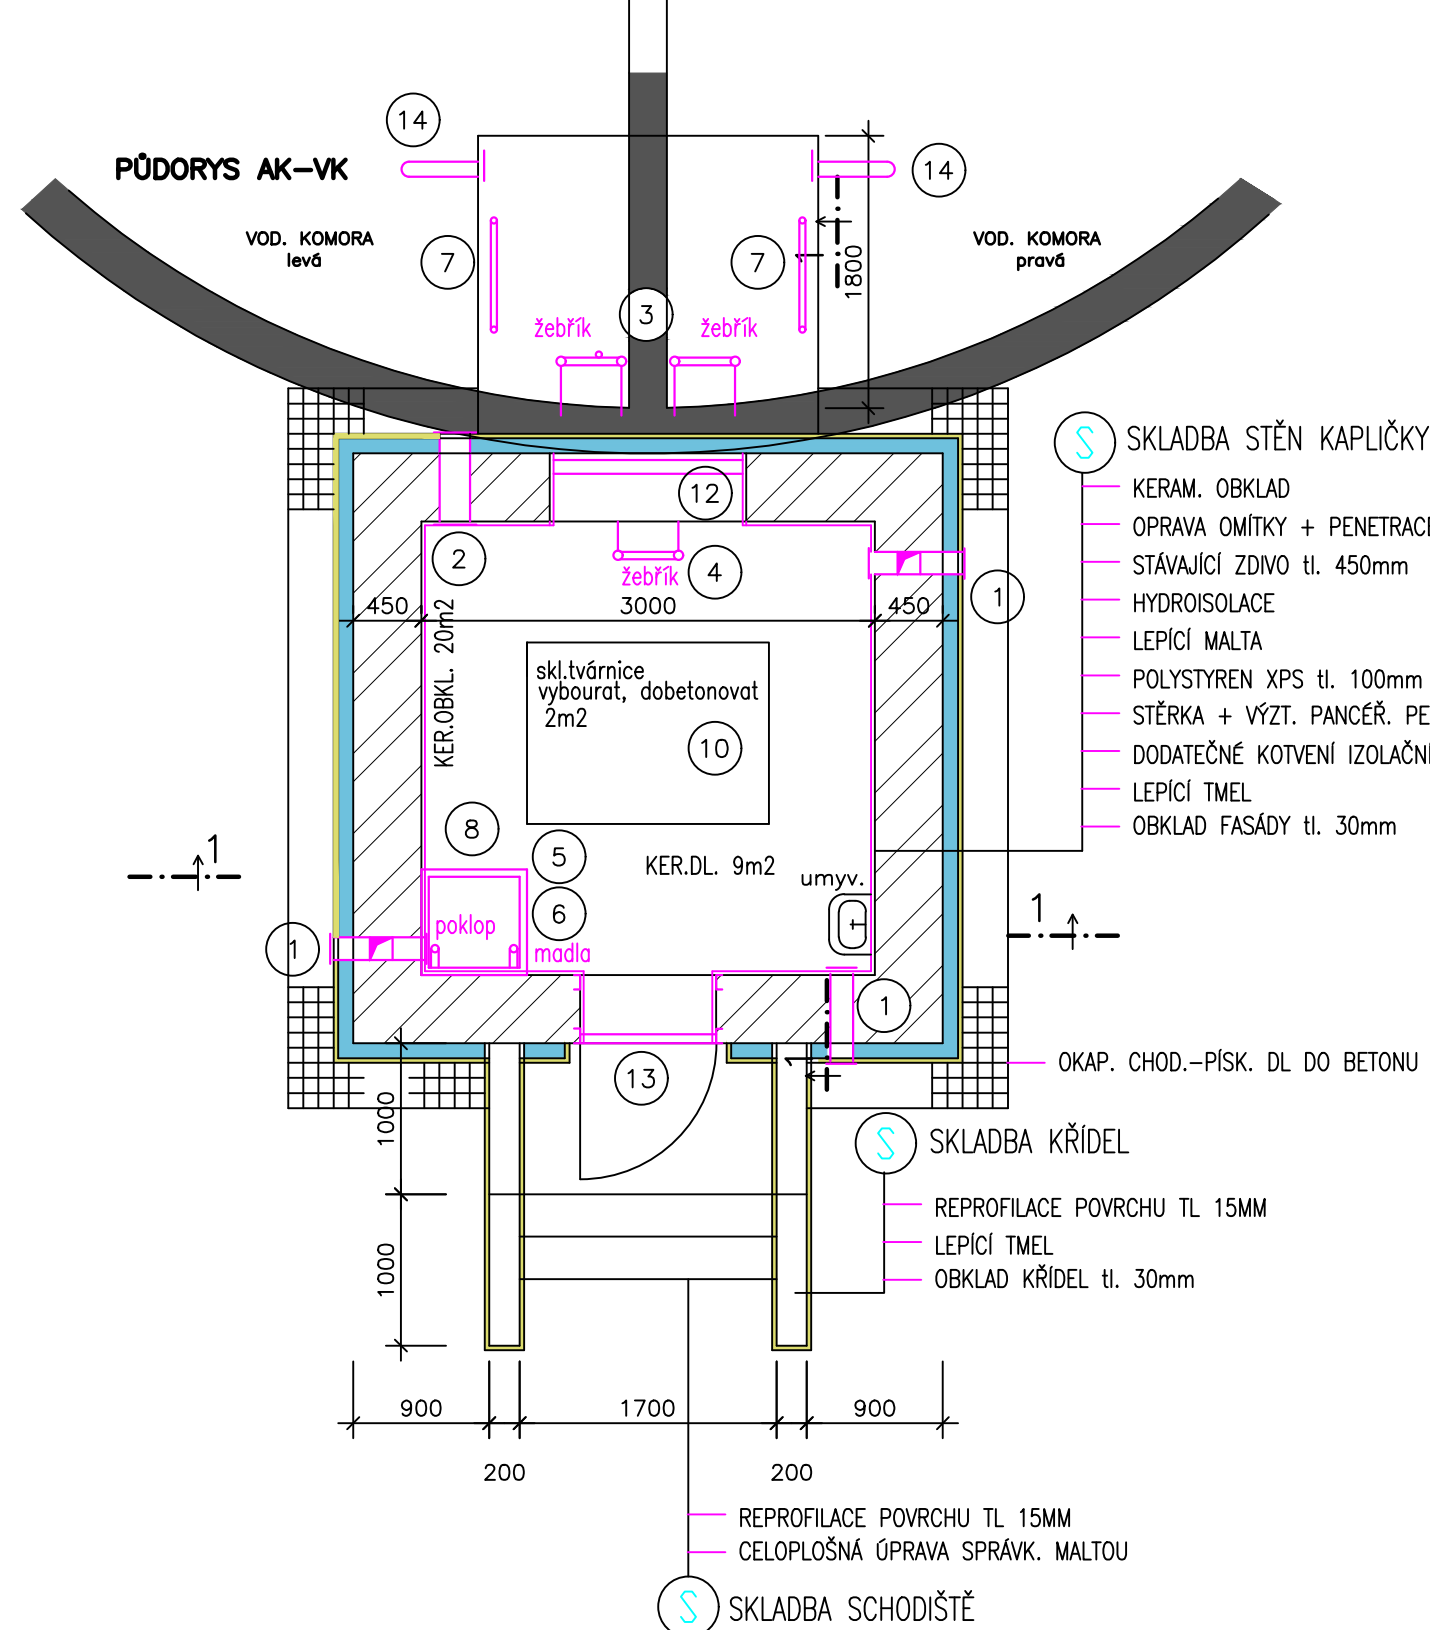


DOLNÍ AK-PŮDORYS

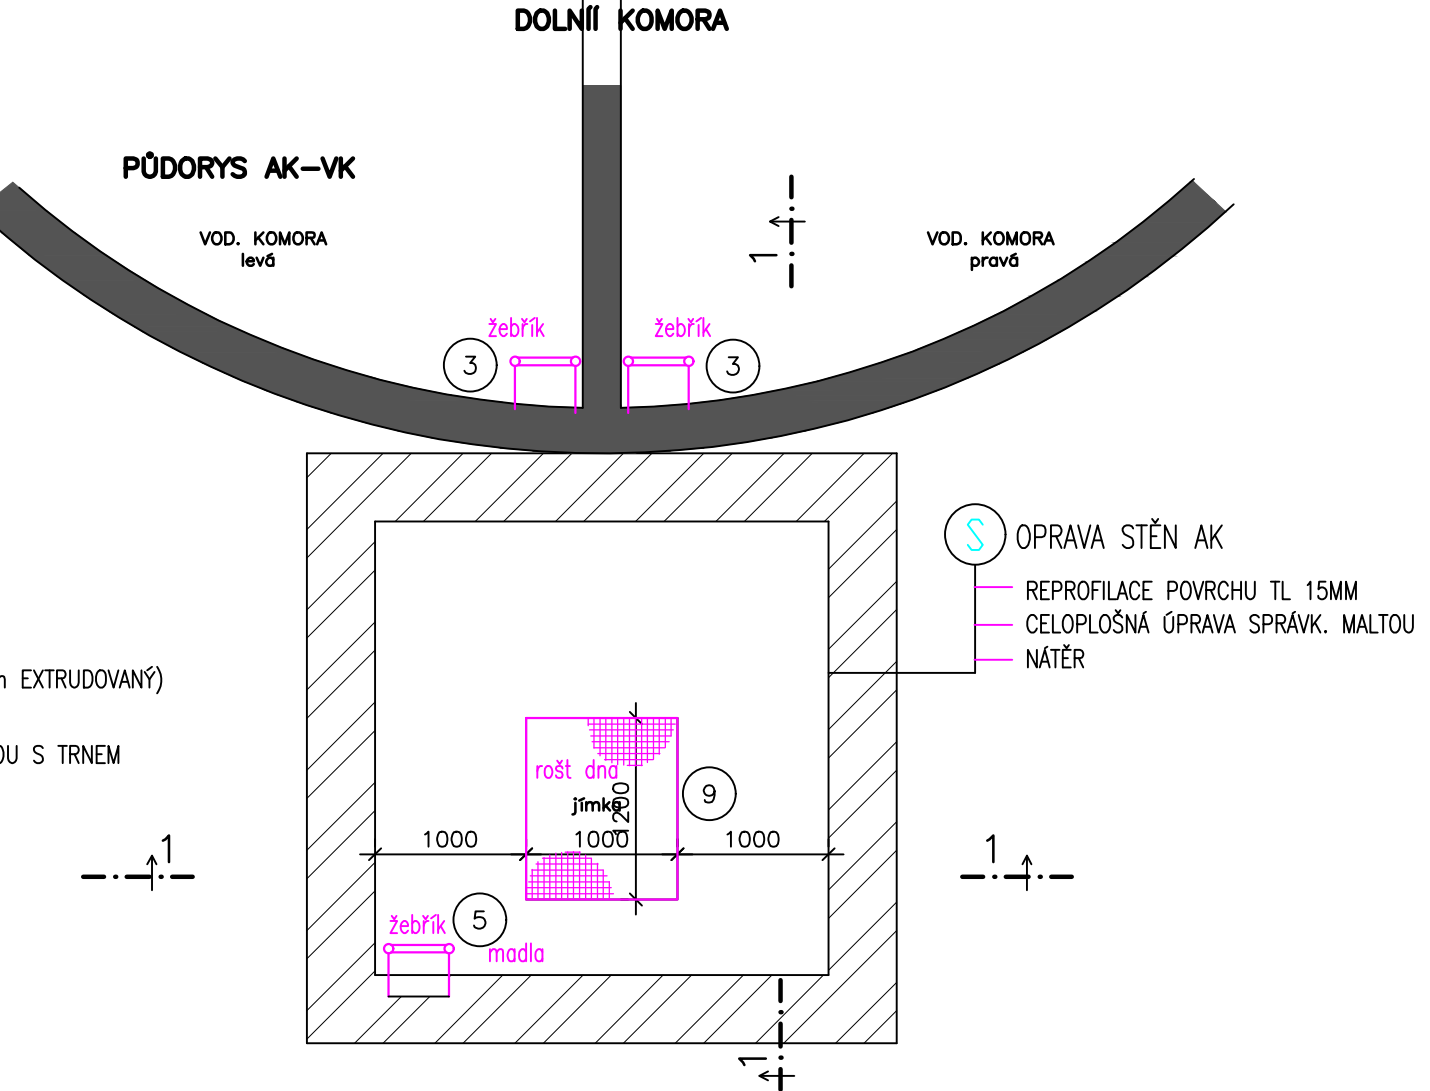


ŘEZ 1-1

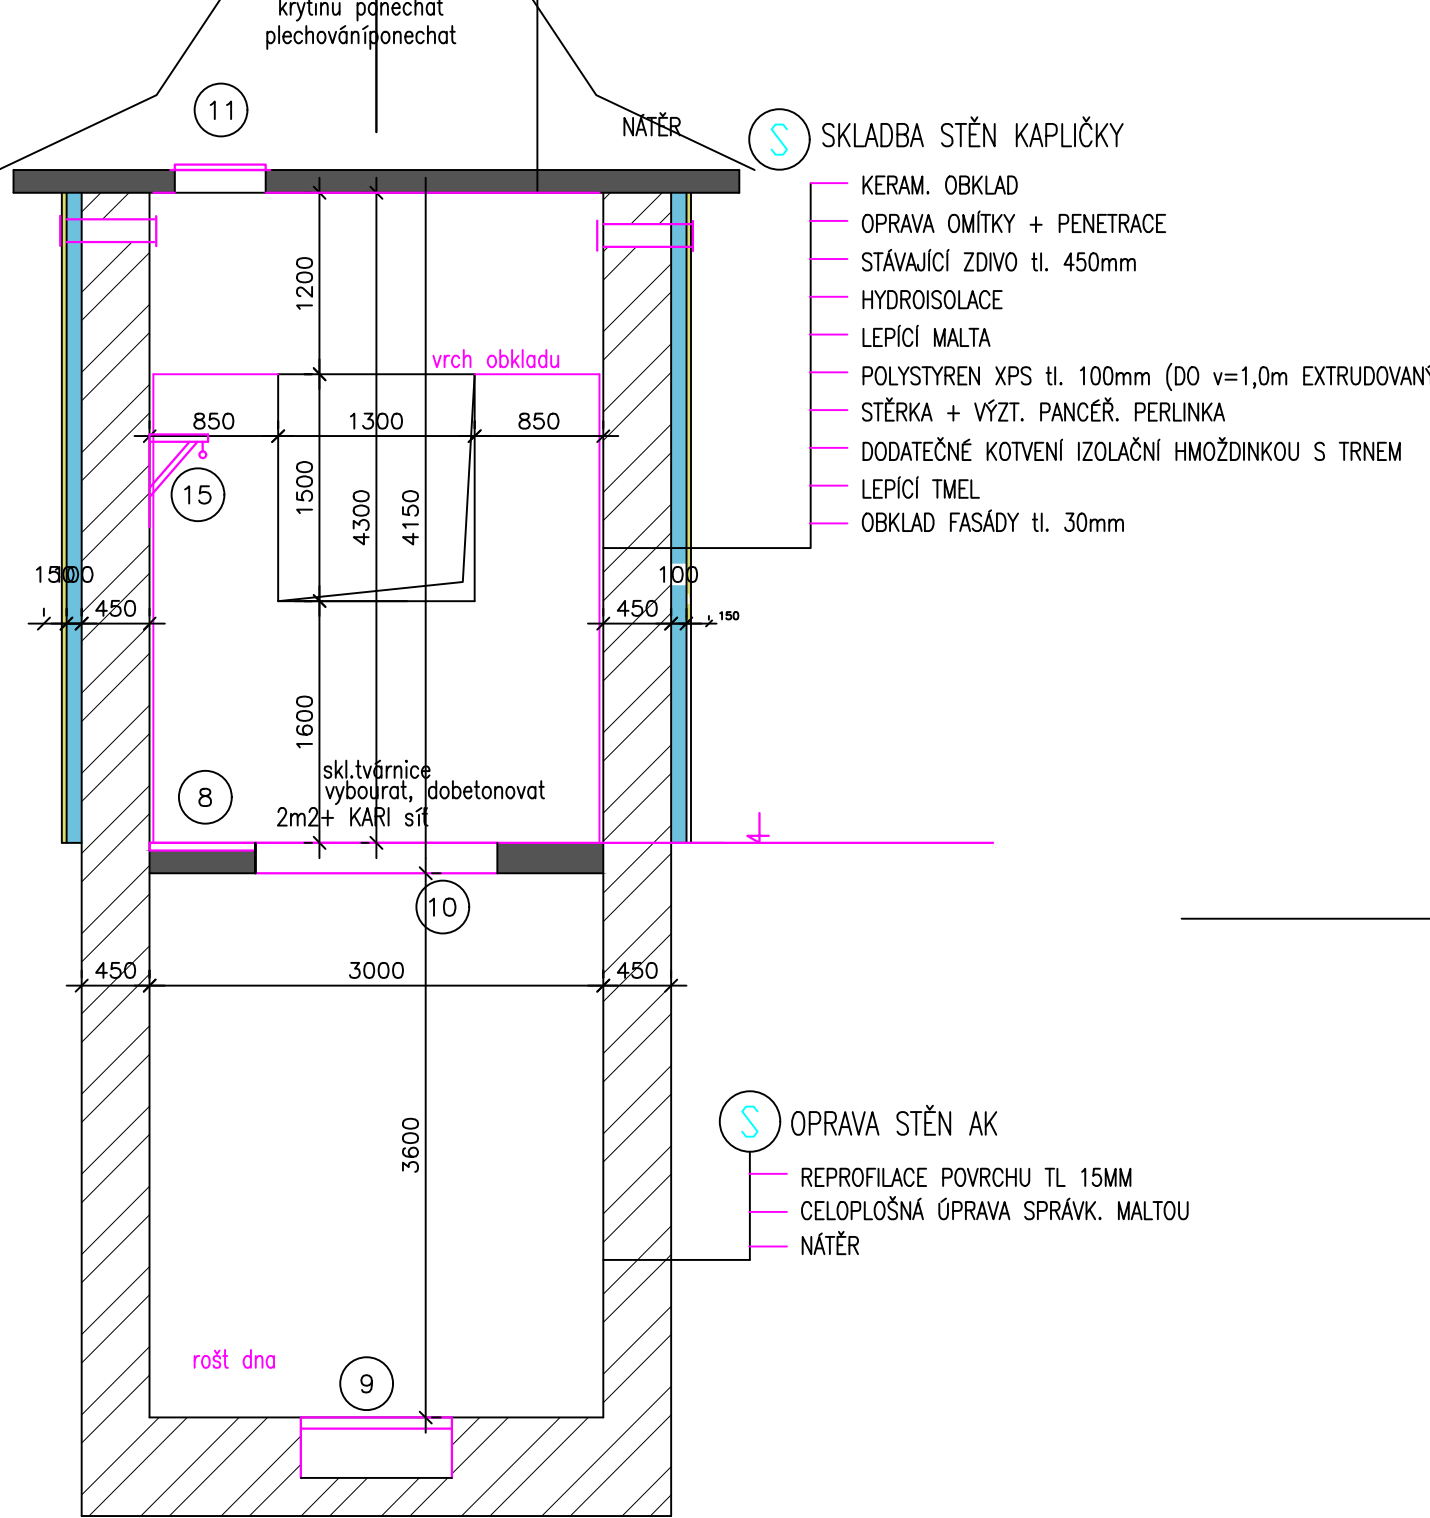


ŘEZ 2-2

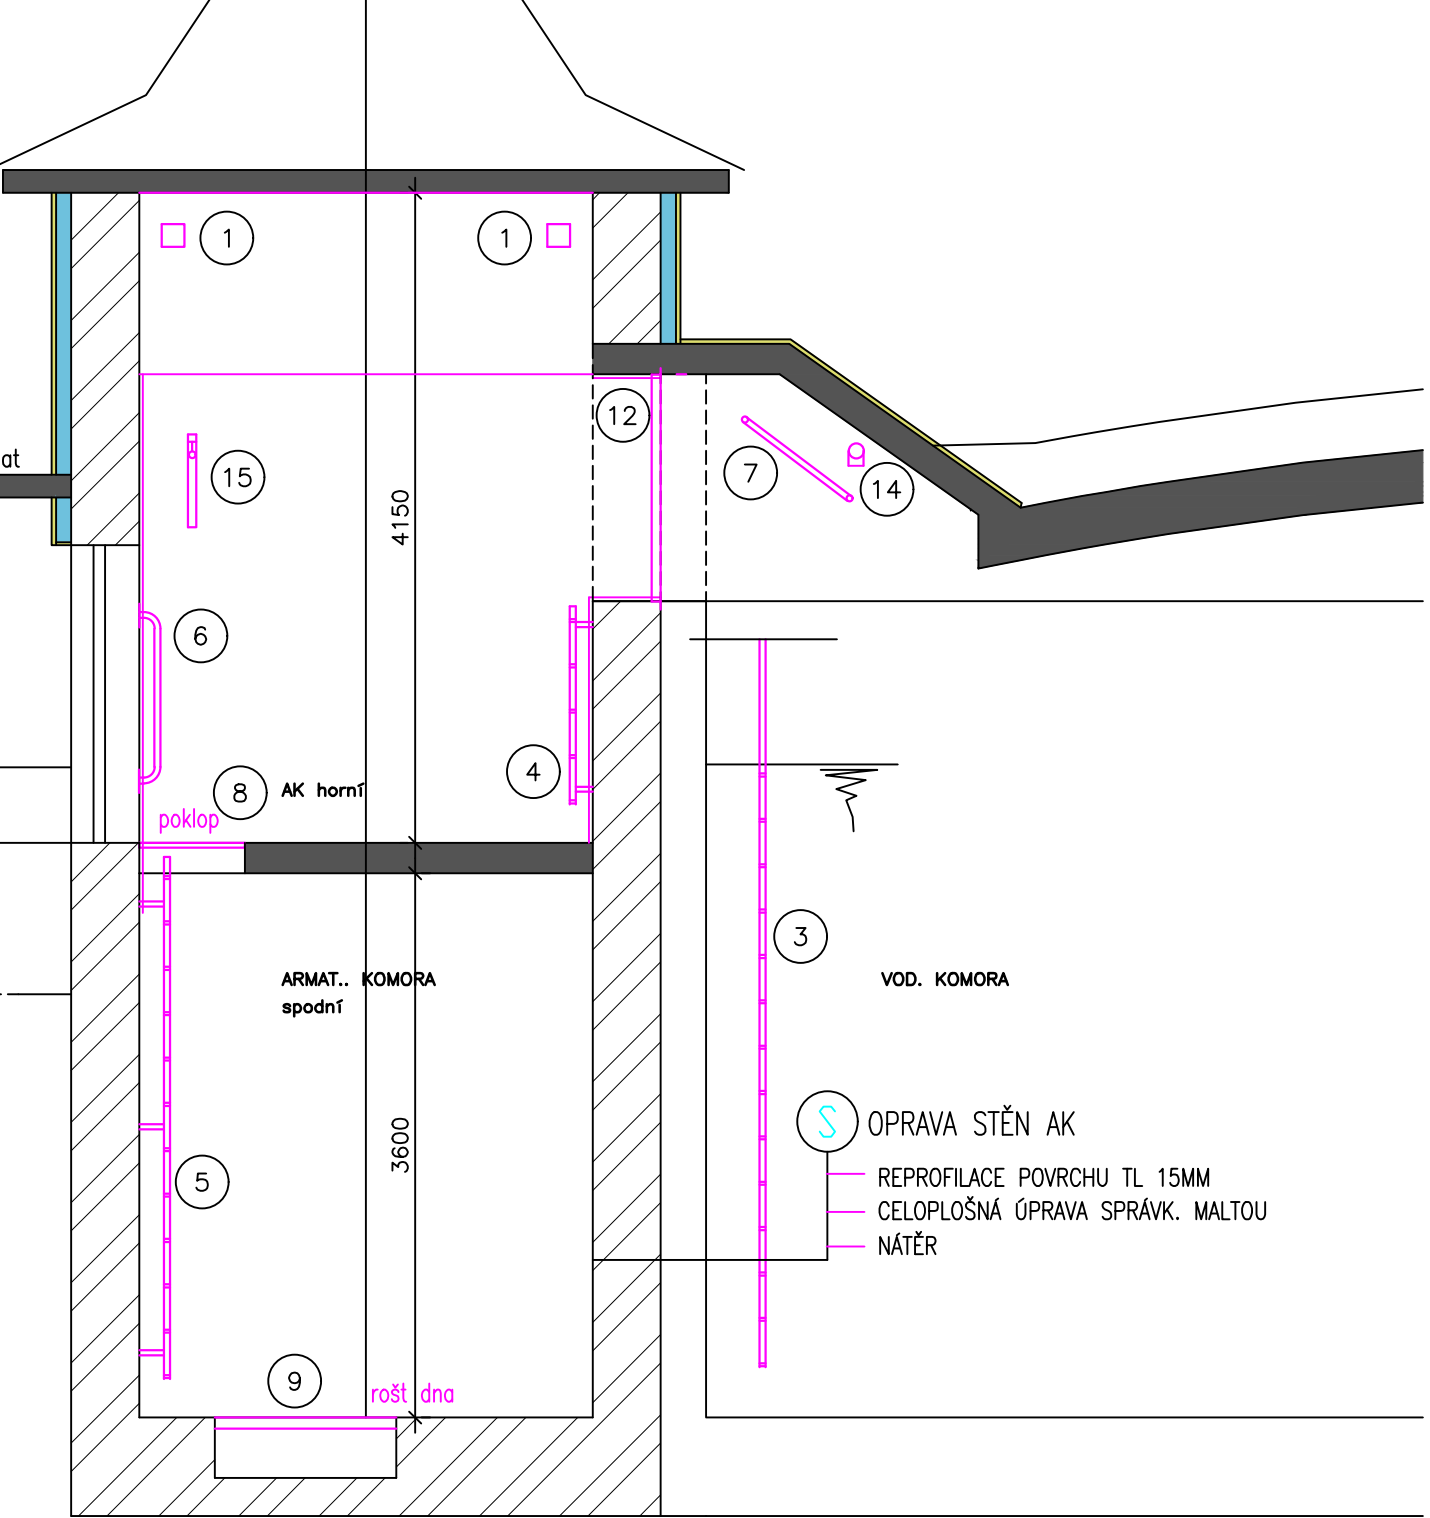


POHLED MA VSTUP

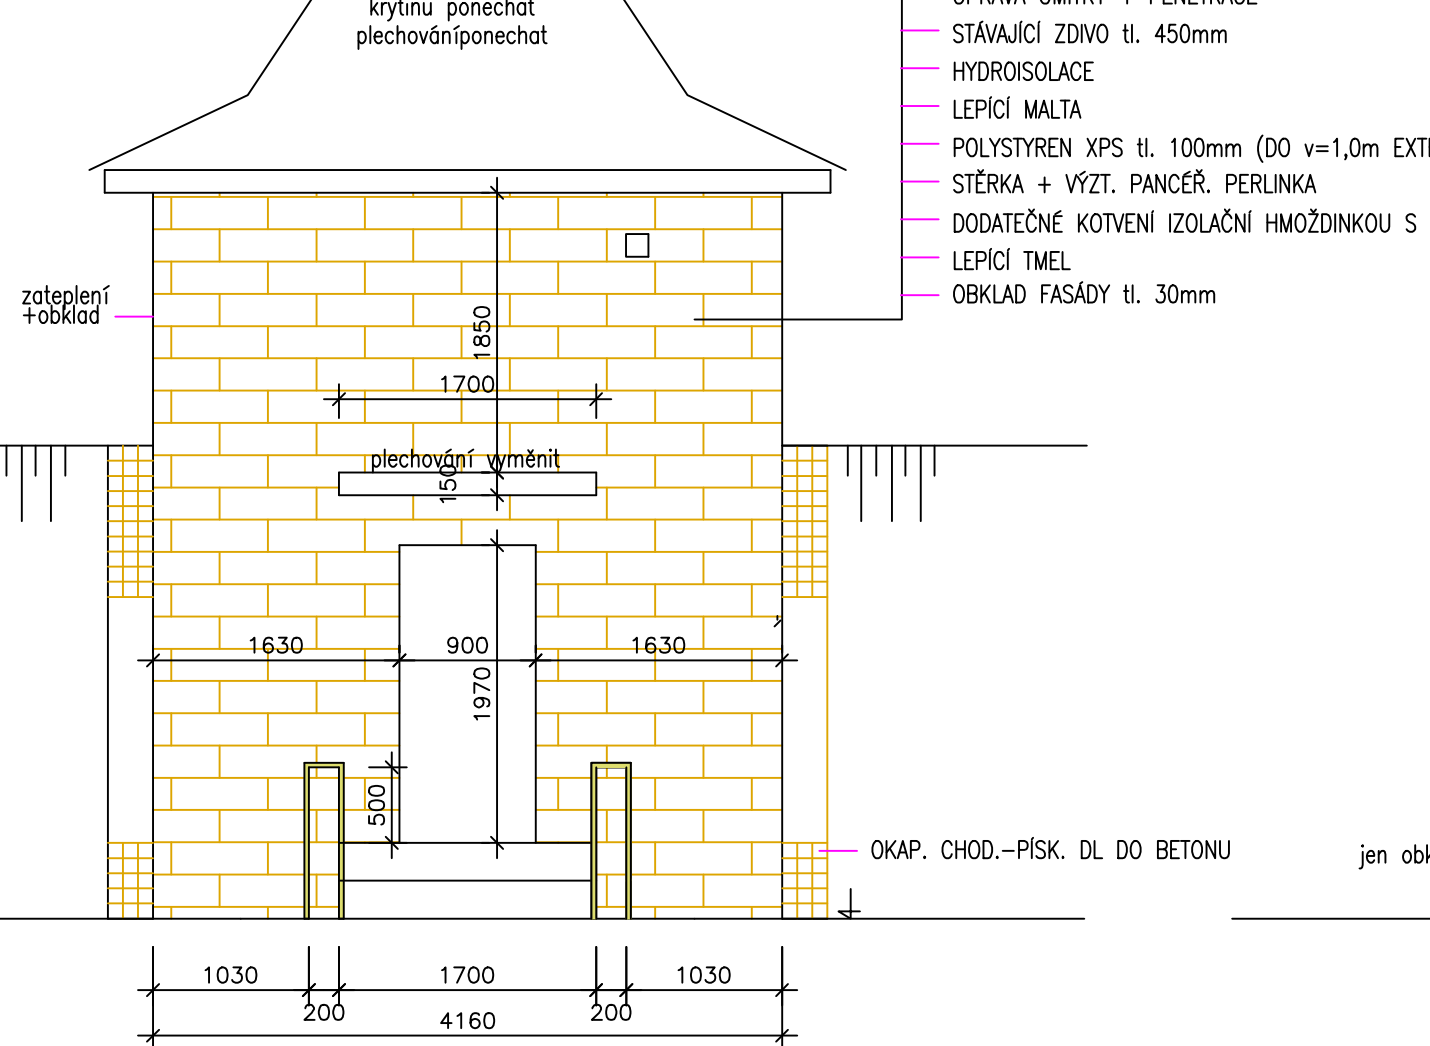

ŘEZ 2-2

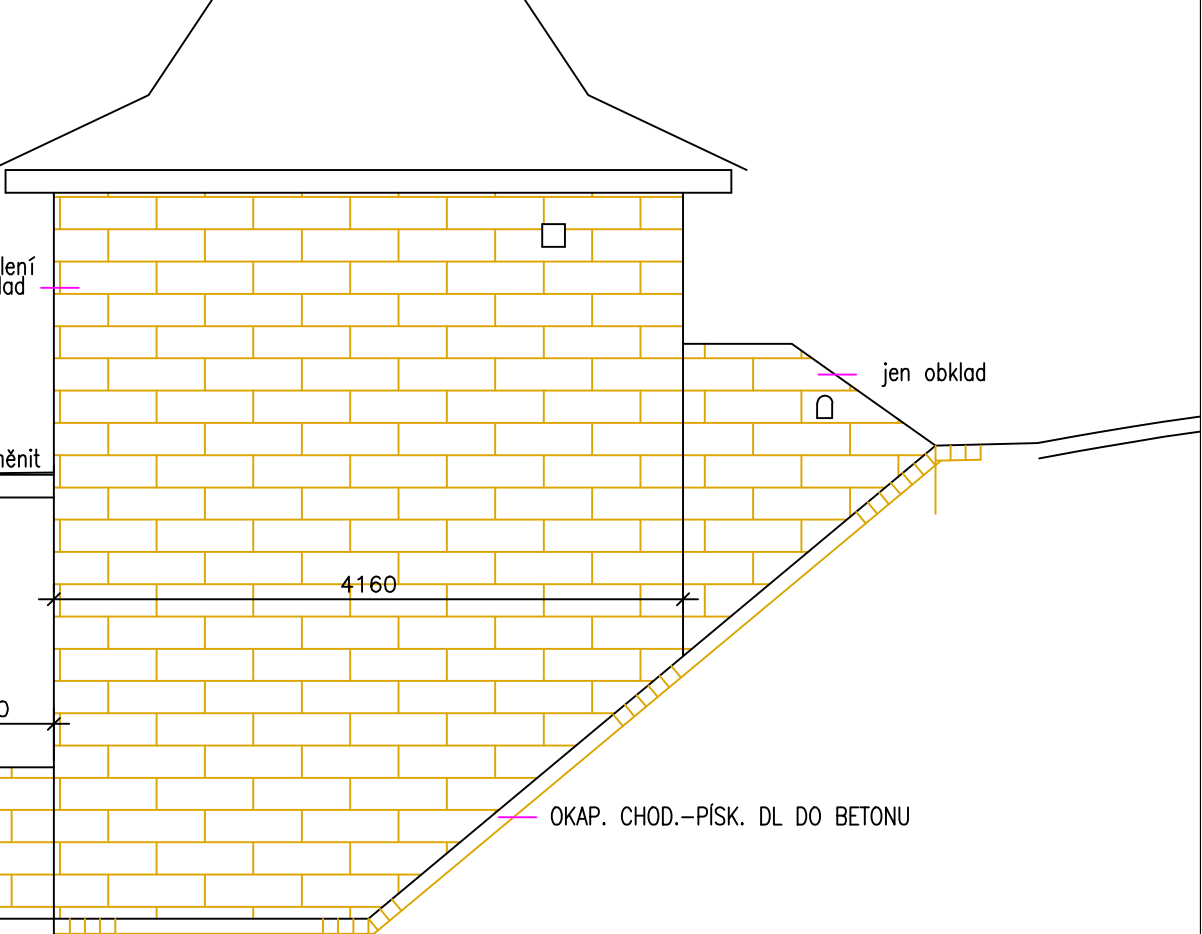

LEGENDA ZDIVA

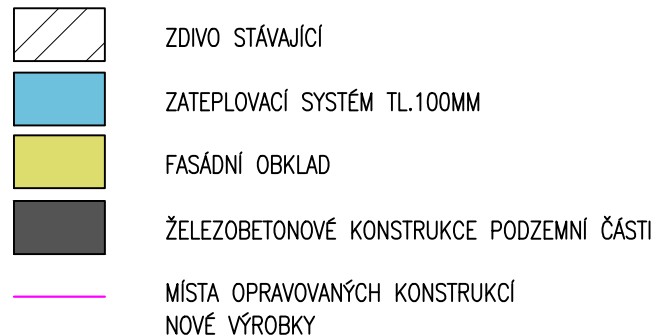

NOVÁ POTRUBÍ BUDOU UMÍSTĚNA DO POLOH PŮVODNÍCH PROSTUPŮ
OZNAČENÍ-VIZ PŘÍLOHA D7, TABULKA VÝROBKŮ-STAVEBNÍ ČÁST

investor město Rtyně v Podkrk.		VODOHOSPODÁŘSKÁ projekční, inženýrská a konzultační KANCELÁŘ TRUTNOV			
Rtyně v Podkrk.		Kraj Královéhradecký			
zak. 023.8	Stupeň DVZ	Vypracoval Ing. Novotný	Projektant Ing. Novotný	Datum 06.2023	Měřítko 1:25
ce MĚSTO RTYNĚ V PODKRKONOSÍ REKONSTRUKCE VODOJEMU BRODKA					Č. přílohy
řloha STAVEBNÍ ČÁST–PŮDORYS, ŘEZY					D7