

ZAŘIZOVACÍ PŘEDMĚTY


Označ.	Popis sestavy
VL	Výlevka keramická bílá s odnímatelnou plastovou mřížkou spodní odpad baterie umyvadlová nástěnná jednopáková s otočným výtakovým ramenem nádržka plastová nástěnná, 1x rohový ventil
S	Sprcha – sprchový vtok se zápachovou uzávěrkou a krycím roštem baterie sprchová nástěnná s ruční sprchou a držákem zástěna l=90cm
U1	Umyvadlo keramické bílé, š.=55cm zápachová uzávěrka umyvadlová plastová bílá baterie umyvadlová stojánková, 2 x rohový ventil
U2	Umyvadlo keramické bílé, š.=450cm zápachová uzávěrka umyvadlová plastová bílá baterie umyvadlová stojánková, 2 x rohový ventil
D1	Dřez – dodávka nábytku zápachová uzávěrka dřezová plastová s nerezovým odpadním ventilem baterie dřezová nástěnná
D2	Dřez zápusťný jednoduchý zápachová uzávěrka dřezová plastová s nerezovým odpadním ventilem baterie dřezová stojánková
D3	Stůl mycí nerezový dvoudřezový 2x zápachová uzávěrka dřezová plastová s nerezovým odpadním ventilem 2x baterie dřezová nástěnná
WC	Záchod kombi spodní odpad záchodové sedátko plastové bílé rohový ventil
H1/2	Požární hydrant DN25 se státovarovou hadicí délky 20m(H1) /30m(H2) osa zařízení ve výšce 1,1 –1,3m nad podlahou
ZU	Kondenzační jímka se zápachovou uzávěrkou vypouštěcí kohout DN15 s pružnou hadicí na dopouštění systému
CHL1	Odvod kondenzátu z nábytku DN40 vývod z podlahy přes zápachovou uzávěrku
CHL2	Odvod kondenzátu z chlazení DN40 v. 1700mm nad UT přes zápachovou uzávěrku

LEGENDA ZNAČENÍ

ČK	- čistící kus
Z	- zátka
AAV	- přívzdušňovací ventil

LEGENDA POTRUBÍ

	Nová kanalizace –svodné potrubí vedeno v podlaze – KG systém
	Stávající jednotná kanalizace – kamenina
	Stávající jednotná kanalizace – litina
	potrubí přípojovací – HT systém
	potrubí kanalizace–vedeno pod stropem

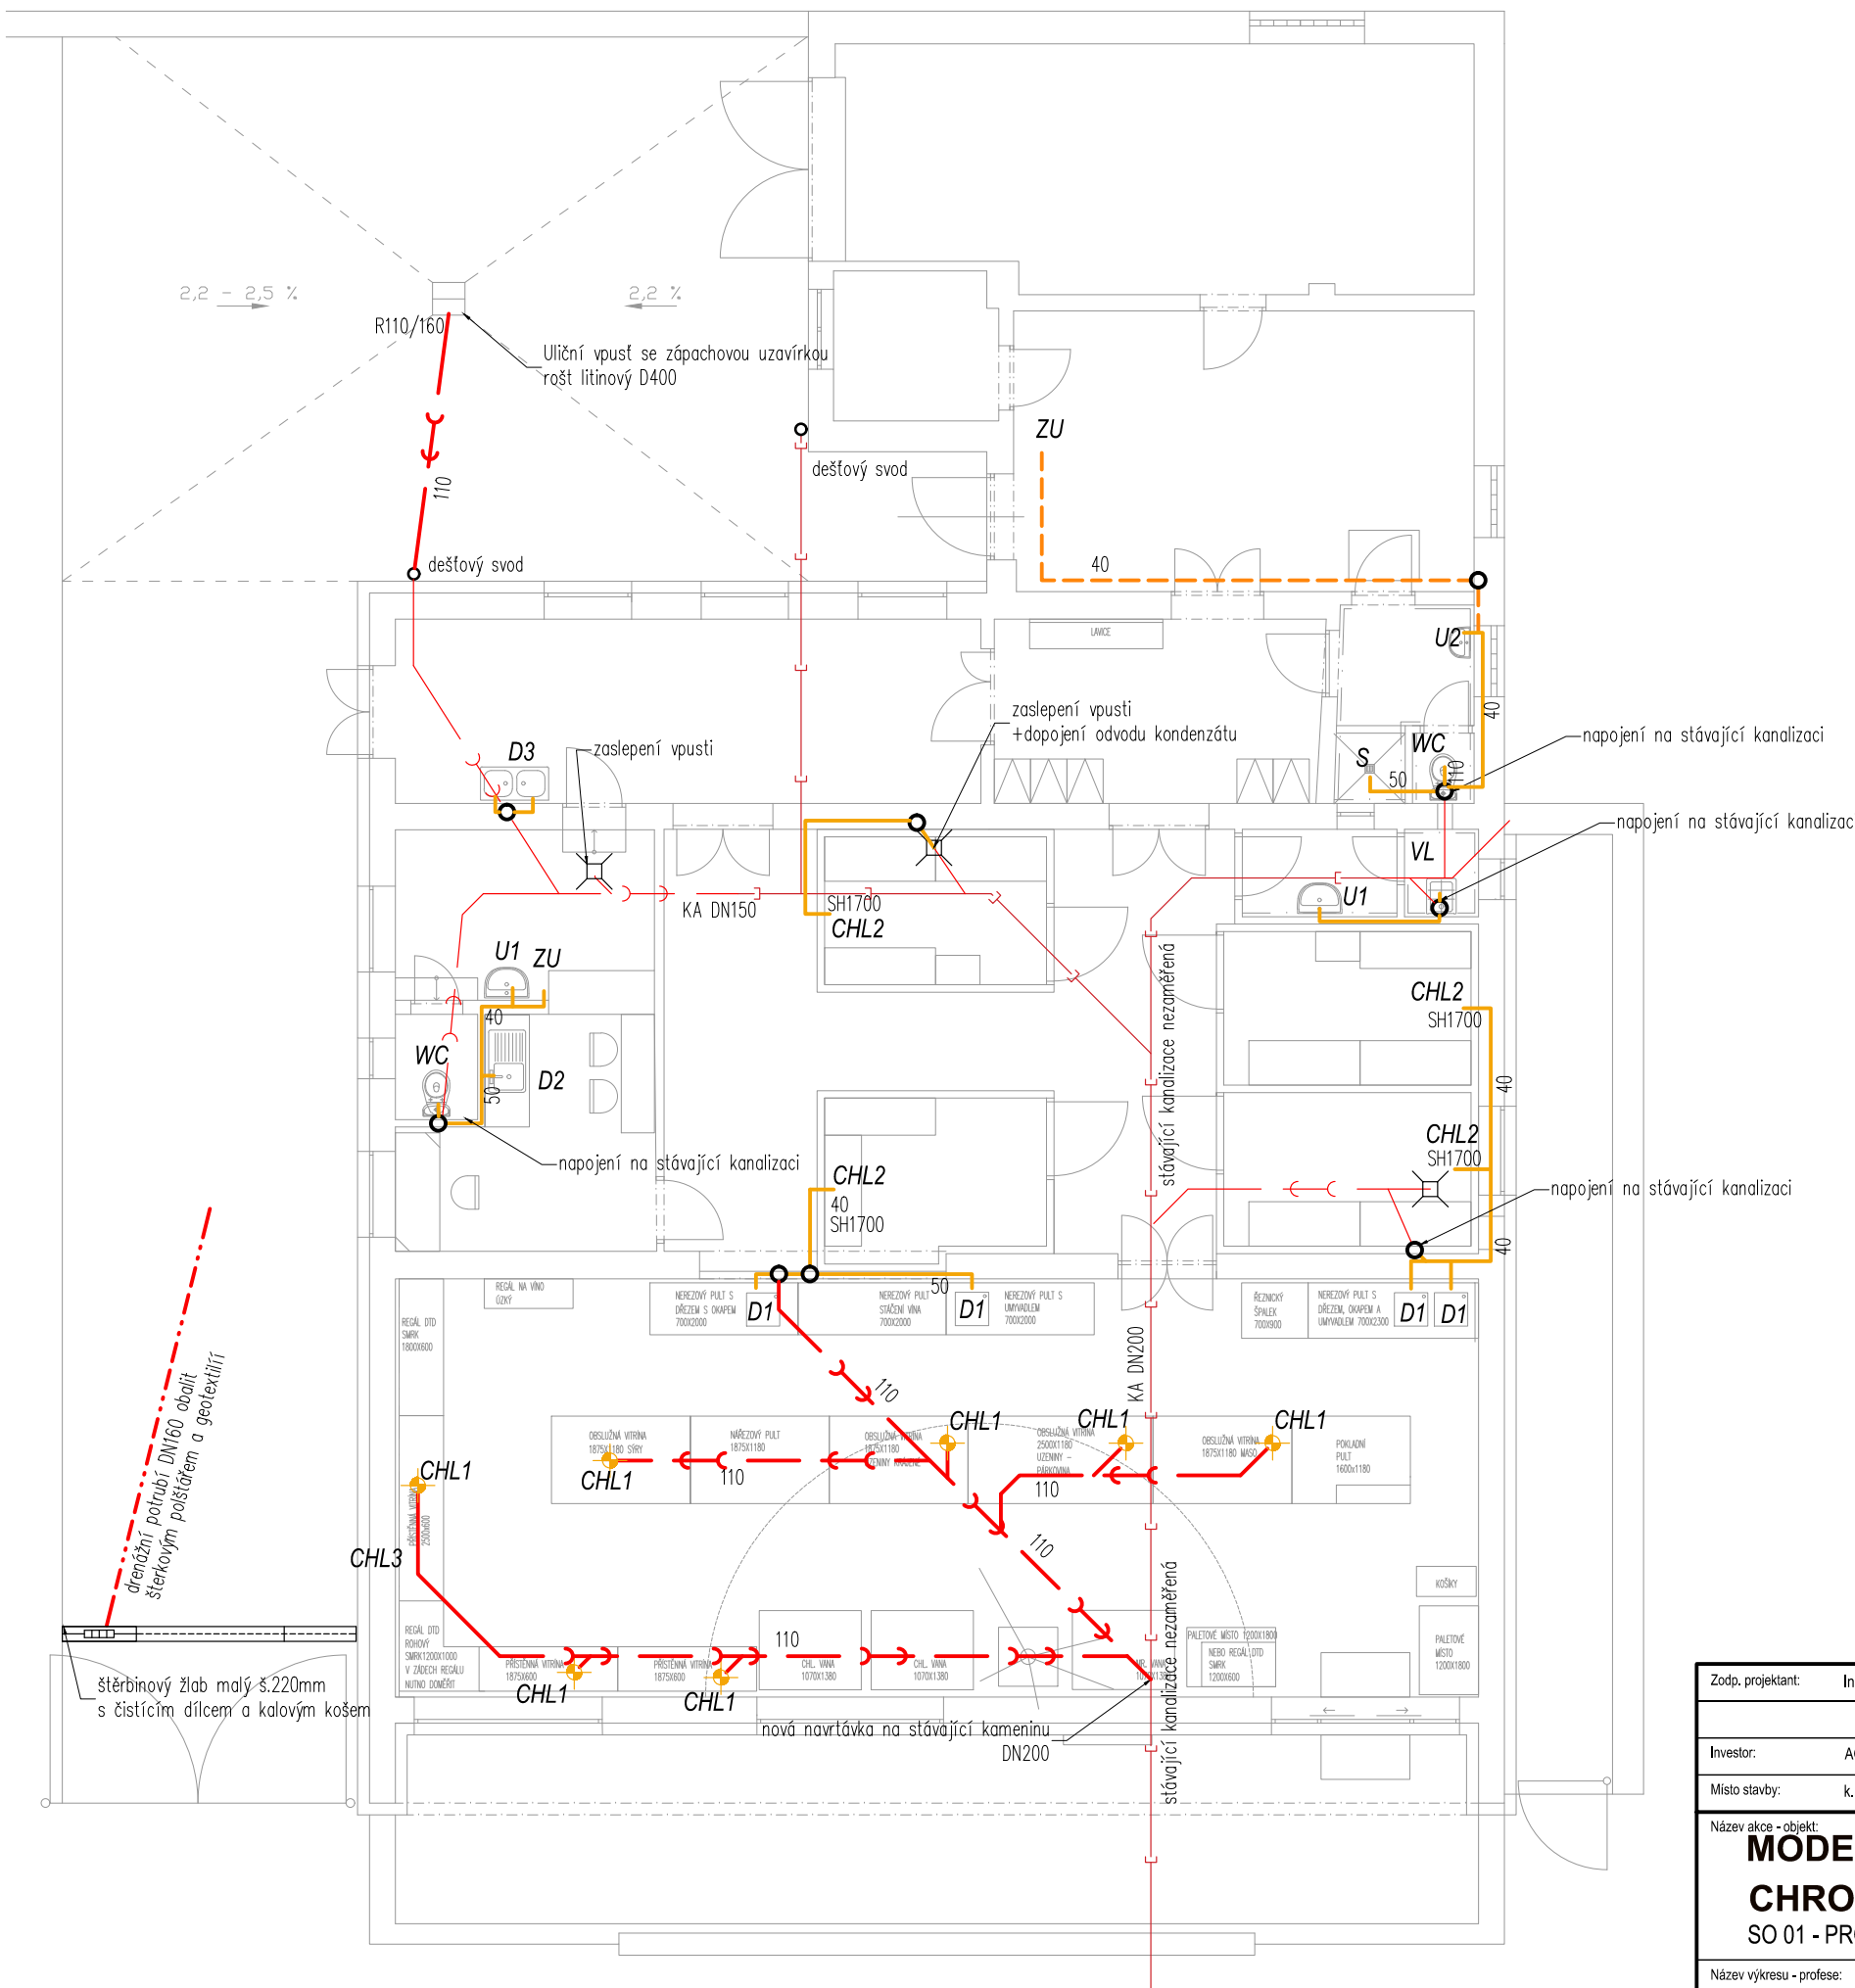

Zodp. projektant:	Ing. ŠOUKAL	Vypracoval:	Ing. ŽENÍŠEK	Schválil:	Ing. KOMÍNEK
Investor:	AGRO - Měřín, obchodní společnost, s. r. o., Zarybník 516, 594 42 Měřín				
Místo stavby:	k.ú. Chropyně parc.č. parc. č. 385/2, 391/11, ul. Ječmínkova, č. p. 238, Chropyně				
Název akce - objekt:	MODERNIZACE PRODEJEN RYNEK - CHROPYNĚ SO 01 - PRODEJNA				
Název výkresu - profese:	D.1.4.a-TECHNIKA PROSTŘEDÍ STAVEB - ZTI KANALIZACE - PŮDORYS				
Stupeň PD:	TECHNICKÁ POMOC				
Číslo zakázky:	6 000 20	Datum:	6/2020		
Formát:	2x A4	Číslo výkresu:	401		
Měřítko:	1:100	Číslo paré:			

BUILDINGcentrum - HSV, s.r.o.

úsek projekce
Karlov 169/88
594 01 Velké Meziříčí
tel.: (+420) 566 686 211
info@bc-hsv.cz
www.bc-hsv.cz
fax.: (+420) 566 686 299

ZAŘIZOVACÍ PŘEDMĚTY

Označ.	Popis sestavy
VL	Výlevka keramická bílá s odnímatelnou plastovou mřížkou spodní odpad baterie umyvadlová nástěnná jednopáková s otočným výtokovým ramenem nádržka plastová nástěnná, 1x rohový ventil
S	Sprcha – sprchový vtok se zápachovou uzávěrkou a krycím roštem baterie sprchová nástěnná s ruční sprchou a držákem zástěna l=90cm
U1	Umyvadlo keramické bílé, š.=55cm zápachová uzávěrka umyvadlová plastová bílá baterie umyvadlová stojánková, 2 x rohový ventil
U2	Umyvadlo keramické bílé, š.=450cm zápachová uzávěrka umyvadlová plastová bílá baterie umyvadlová stojánková, 2 x rohový ventil
D1	Dřez – dodávka nábytku zápachová uzávěrka dřezová plastová s nerezovým odpadním ventilem baterie dřezová nástěnná
D2	Dřez zápusťný jednoduchý zápachová uzávěrka dřezová plastová s nerezovým odpadním ventilem baterie dřezová stojánková
D3	Stůl mycí nerezový dvouřezový 2x zápachová uzávěrka dřezová plastová s nerezovým odpadním ventilem 2x baterie dřezová nástěnná
WC	Záchod kombi spodní odpad záchodové sedátko plastové bílé rohový ventil
H1/2	Požární hydrant DN25 se stálotvarovou hadicí délky 20m(H1) /30m(H2) osa zařízení ve výšce 1,1 –1,3m nad podlahou
ZU	Kondenzační jímka se zápachovou uzávěrkou vypouštěcí kohout DN15 s pružnou hadicí na dopouštění systému
CHL1	Odvod kondenzátu z nábytku DN40 vývod z podlahy přes zápachovou uzávěrku
CHL2	Odvod kondenzátu z chlazení DN40 v. 1700mm nad UT přes zápachovou uzávěrku

LEGENDA POTRUBÍ

--- STUDENÁ VODA – PPR PN16
 --- TEPLÁ VODA – PPR PN16


LEGENDA ZNAČENÍ

KK Kulový kohout
 PV Kombinovaná armatura k ohřivači
 F Filtř
 VK Vypouštěcí kohout
 ZK Zpětná klapka

Z1 ● Ohřivač vody zásobníkový nepřímotopný 125l hranatý
 např.: OKH 125 NTR/HV [1 ks]
 vč. PV – napojit do odpadu přes ZU
 K1 ● Kondenzační plynový kotel 24kW
 např.: Luna Duo-tec E 1.24 [1 ks]

POZNÁMKA

Materiál vodovodního potrubí PPR PN16
 Požární vodovod uhlíková ocel
 Maximální vzdálenost podpor dle DN a doporučení výrobce
 Potrubí izolováno
 Instalované armatury budou přístupné z revizních otvorů

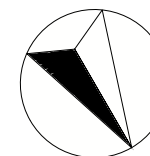

Zodp. projektant:	Ing. ŠOUKAL	Vypracoval:	Ing. ŽENIŠEK	Schválil:	Ing. KOMÍNEK
Investor:	AGRO - Měřín, obchodní společnost, s. r. o., Zarybník 516, 594 42 Měřín				
Místo stavby:	k.ú. Chropyně parc.č. parc. č. 385/2, 391/11, ul. Ječmínkova, č. p. 238, Chropyně				
Název akce - objekt:	MODERNIZACE PRODEJEN RYNEK - CHROPYNĚ SO 01 - PRODEJNA				
Název výkresu - profese:	D.1.4.a -TECHNIKA PROSTŘEDÍ STAVEB - ZTI VODOVOD - PŮDORYS				
BUILDINGcentrum - HSV, s.r.o. úsek projekce Karlov 169/88 594 01 Velké Meziříčí info@bc-hsv.cz tel.: (+420) 566 686 211 www.bc-hsv.cz fax.: (+420) 566 686 299					
Stupeň PD: TECHNICKÁ POMOC					
Číslo zakázky: 6 000 20		Datum: 6/2020			
Formát: 2x A4		Číslo výkresu: 402			
Měřítko: 1:100					
Číslo paré:					

