


SITUACE ŠIRŠÍCH VZTAHŮ 1 : 10 000

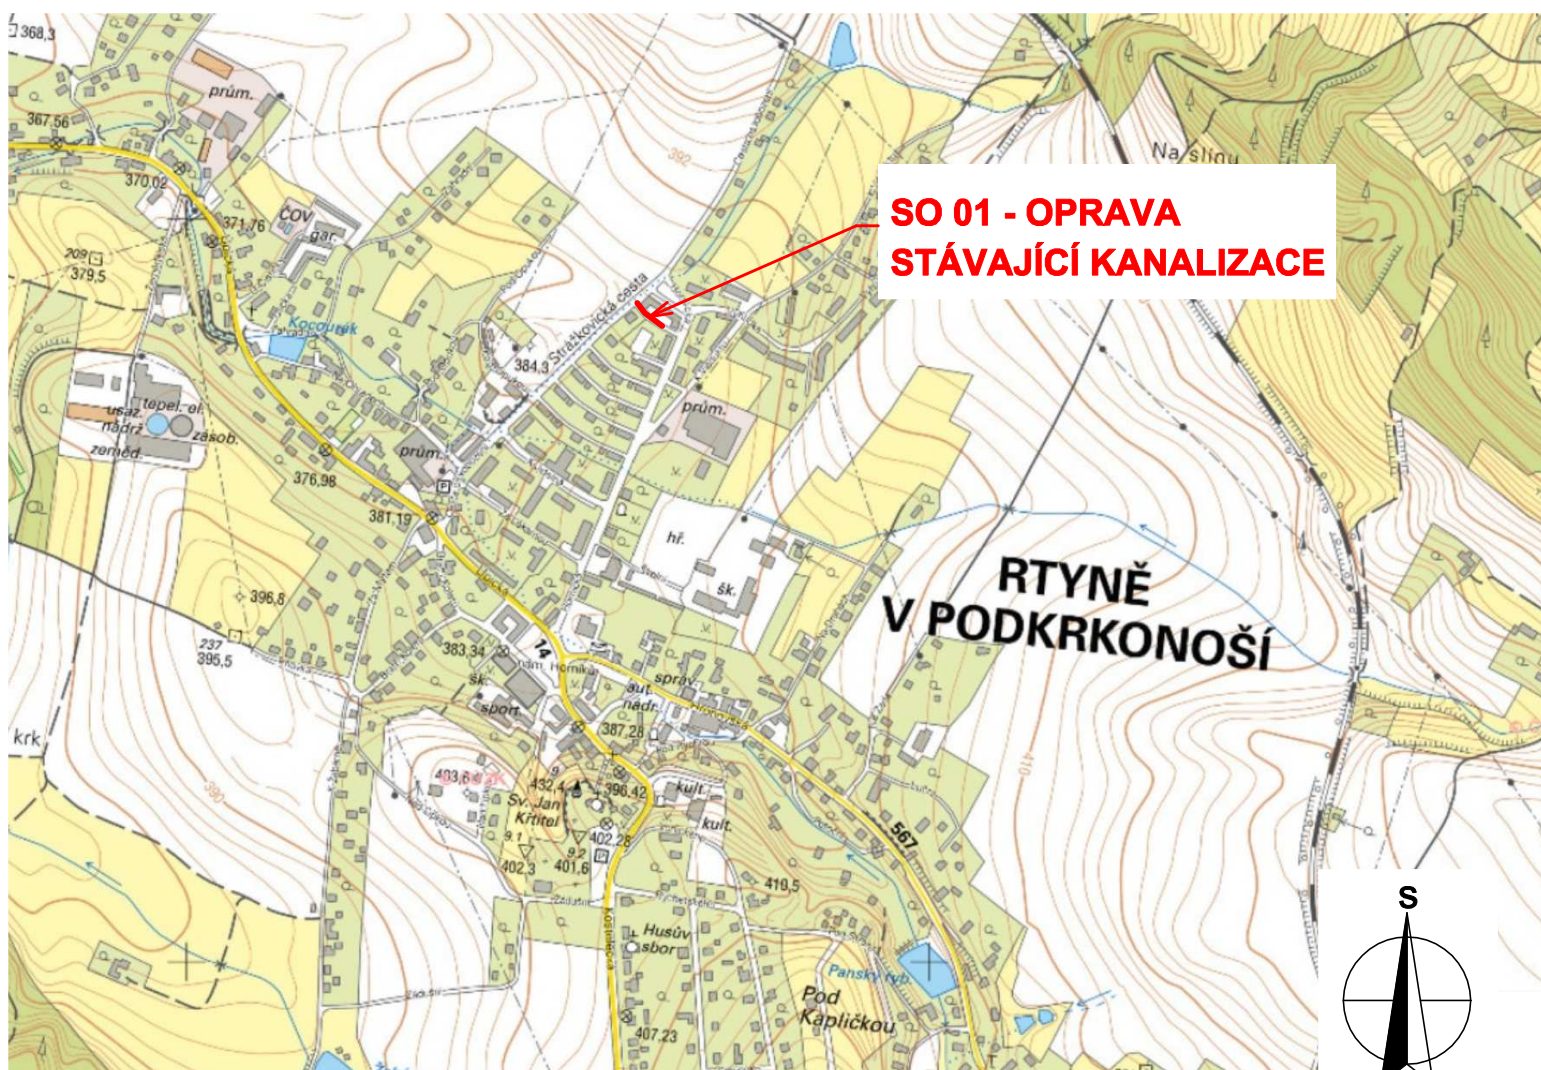

Vodohospodářsko-inženýrské služby spol. s r. o., Na Střezině 1079, 500 03 Hradec Králové
tel.: 495 076 011, fax: 495 541 342, e-mail: vis@vishk.cz

JEDNOSTUPŇOVÁ PROJEKTOVÁ DOKUMENTACE

HLAVNÍ ING. PRO ING. KNÍŽÁK R. <i>Knížák R.</i>	ZODP. PROJEKT. ING. KNÍŽÁK R. <i>Knížák R.</i>	PROJEKTANT ING. KNÍŽÁK R. <i>Knížák R.</i>	KONTROLOVAL ING. KNÍŽÁK R. <i>Knížák R.</i>
INVESTOR MĚSTO RTYNĚ V PODKRKONOŠÍ	OBJEDNATEL MĚSTO RTYNĚ V PODKRKONOŠÍ	FORMÁT 2 A4	DATUM 05/2023
KRAJ KRÁLOVEHRADECKÝ	OBEC RTYNĚ V PODKRKONOŠÍ	STUPEŇ JPD	Č. ZAK. 02823 - 330
AKCE Rtyně v Podkrkonoší - oprava kanalizace u č.p.643 C. Situační výkresy		ARCH. Č 02823	MĚŘÍTKO 1 : 10 000
PŘÍLOHA SITUACE ŠIRŠÍCH VZTAHŮ M 1 : 10 000			ČÍSLO PŘÍLOHY C.1

TENTO VÝKRES A JEHO PŘÍLOHY JSOU NAŠÍM DUŠEVNÍM VLASTNICTVÍM, NESMÍ BÝT BEZ NAŠEHO PŘEDCHOZÍHO PÍSEMNÉHO SOUHLASU KOPÍROVÁNY, ROZMNOŽOVÁNY ANI ZPŘÍSTUPNĚNY JINÝM OSOBÁM NEBO FIRMÁM