

LEGENDA :




STÁVAJÍCÍ ROZVODY

DEMOTOVANÉ ROZVODY

HRANICE DEMONTÁŽÍ
ODŘÍZNUTÍ STÁVAJÍCÍHO LEŽATÉHO ROZVODU,
ZAPRAVENÍ A PŘÍPRAVA NA NAPOJENÍ
NOVÉHO LEŽATÉHO POTRUBÍ,

DEMONTÁŽE ŠACHTY

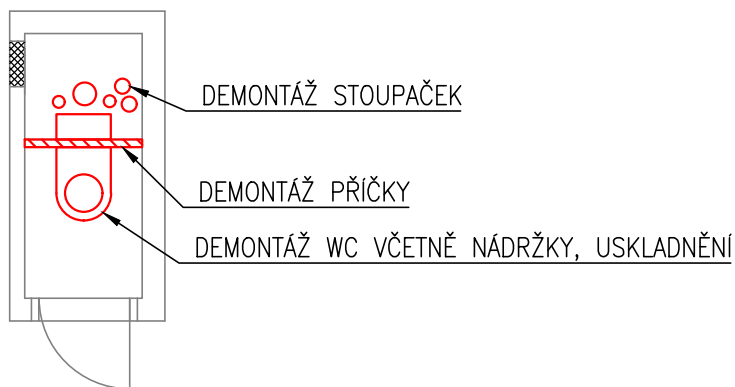

INVESTOR: Městská část Praha 19	ODP.PROJEKTANT: Ing. Kateřina Mošničková Fůrbacherová	Č. SADY:	
	VYPRACOVAL: LIBOR STANĚK		
STAVBA: Výměna rozvodů ZTI v BD Jilemnická 655/4. Toužimská 655-657 Praha, Kbely	STUPEŇ: DSP	ČÁST: ZTI	
VÝKRES: PŮDORYS WC BYTŮ, TYPOVÁ JÁDRA DEMONTÁŽE	MĚŘÍTKO: 1:50	DATUM: 10/2023	Č. VÝKRESU: D.1.4.a-06