

VÝKRESOVÁ ČÁST

Stavba:

Specifikace materiálu

Místo stavby:

k. ú. Zvole nad Pernštejnem (794082),
parc. č. st. 150/1.

Profese:

Silnoproudá a slaboproudá elektrotechnika

Účel:

Dokumentace pro provedení stavby

Obec:

Zvole

Kraj:

Vysočina

Investor:

Obec Zvole,
Zvole 107,
592 56 Zvole
IČ: 00241890

Projektant:

Jaroslav Veselý,
Pavlovova 1508,
592 31 Nové Město na Moravě
IČ: 005835003



Hlavní projektant:


Ing. Luboš Vetešník
Horní Rožínka 4,
592 51 Dolní Rožínka
ČKAIT: 1001108



Datum:

duben 2024


Číslo paré:

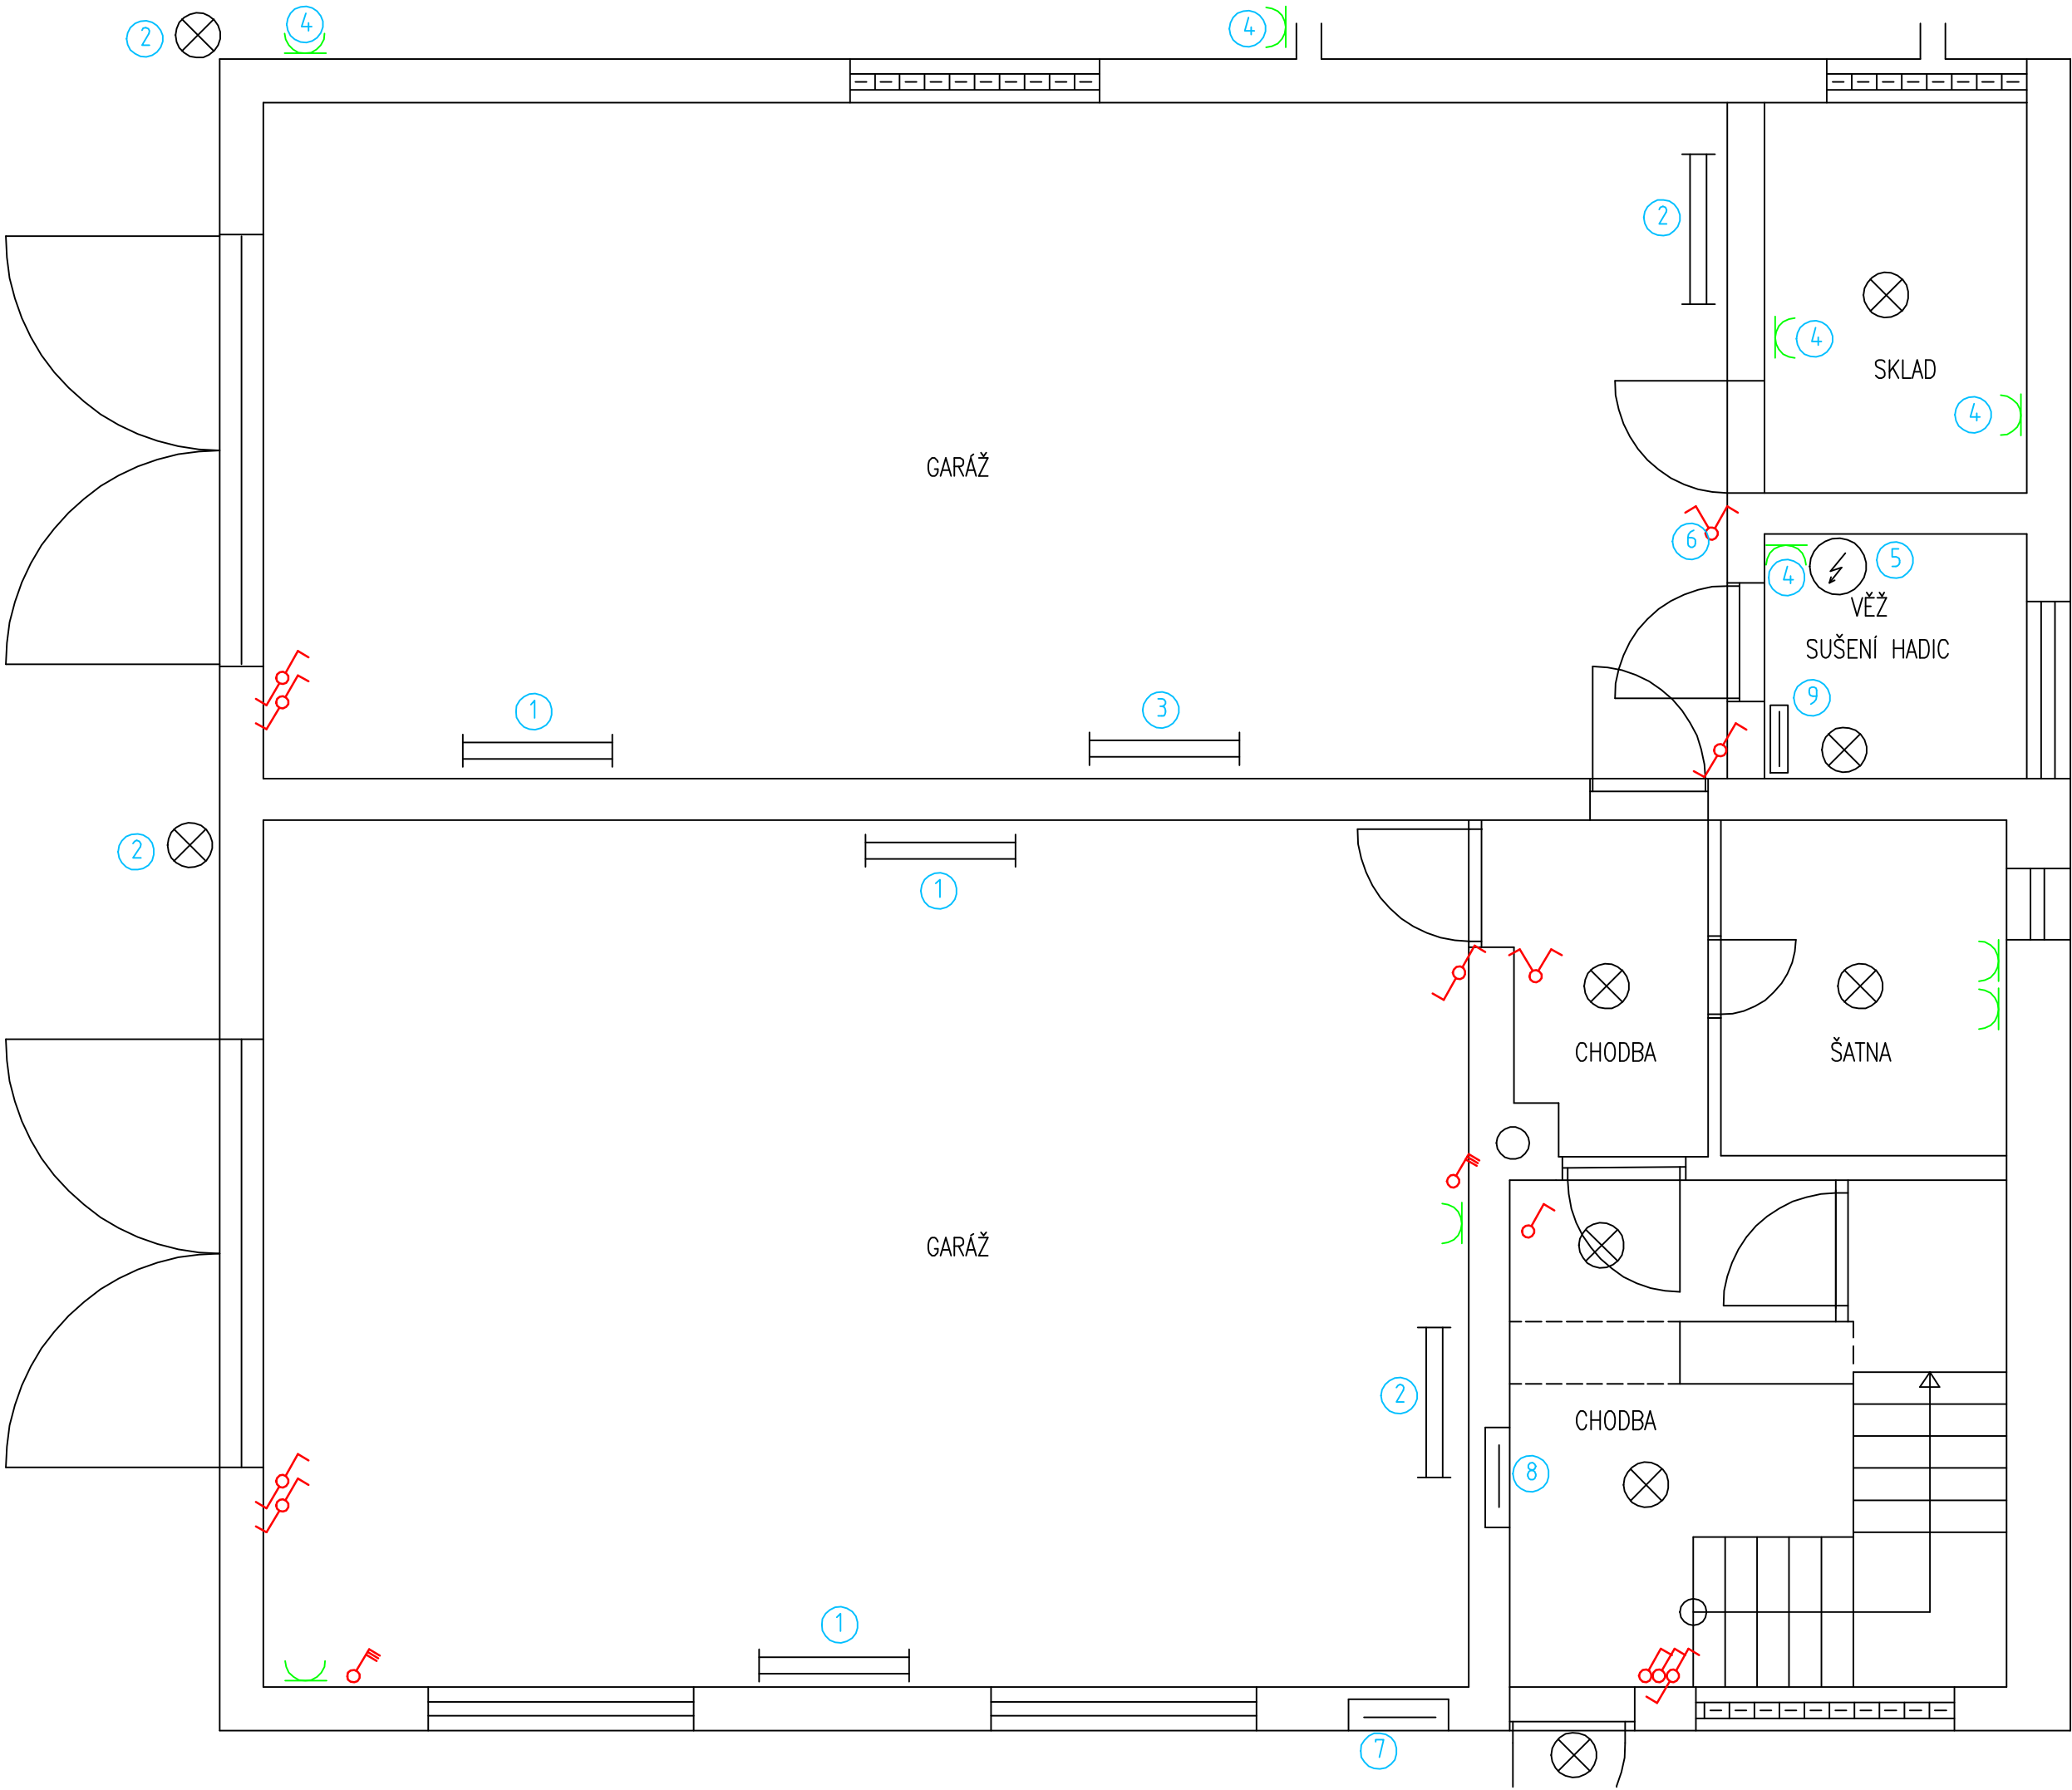

LEGENDA

- 1 STÁVAJÍCÍ SVÍTIDLO 2X36W BUDE VYMĚNENO ZA NOVÉ
- 2 STÁVAJÍCÍ SVÍTIDLO BUDE ZRUŠENO
- 3 STÁVAJÍCÍ SVÍTIDLO 2X36W BUDE ZAPOJENO Z JINÉHO OKRUHU
- 4 STÁVAJÍCÍ ZÁSUVKY 230V BUDOU ZAPOJENY Z NOVÉ ROZVODNICE
- 5 STÁVAJÍCÍ OHRÍVAČ VODY BUDE ZAPOJEN Z NOVÉ ROZVODNICE
- 6 STÁVAJÍCÍ VYPÍNAČ BUDE PŘEMÍSTĚN A ROZDĚLEN NA SAMOSTATNÉ VYPÍNAČE
- 7 STÁVAJÍCÍ ELEKTROMĚROVÝ ROZVADĚČ BUDE NAHRAZEN NOVÝM DLE PŘÍP. PODMÍNEK
- 8 STÁVAJÍCÍ ROZVADĚČ RH BUDE NOVĚ OSAZEN NOVÝMI PŘÍSTROJI
- 9 STÁVAJÍCÍ ROZVADĚČ ZDVIH. ZAŘÍZENÍ – BUDOU ODPOJENY VŠECHNY OKRUHY, KTERÉ NEJSOU SOUČÁSTÍ STÁVAJÍCÍHO ZDIHACÍHO ZAŘÍZENÍ


ZODP. PROJEKTANT	KONTROLOVAL	VYPRACOVAL	Jaroslav Veselý Pavlovova 1508 592 31 Nové Město na Mor. 604 986 625	
Ing. Luboš Vetešník	Jaroslav Veselý	Jaroslav Veselý		
MÍSTO STAVBY : VÍTĚJEVES		KRAJ: VYSOČINA	FORMÁT	3A4
INVESTOR: OBEC ZVOLE, ZVOLE 107, 592 56 ZVOLE			DATUM	4/2024
OPRAVA A DOPLNĚNÍ ELEKTROINSTALACE POŽÁRNÍ ZBRojNICE ZVOLE			STUPEŇ	DPS
			Č. ZAKÁZKY	2024__01
			STÁVAJÍCÍ STAV I.NP	

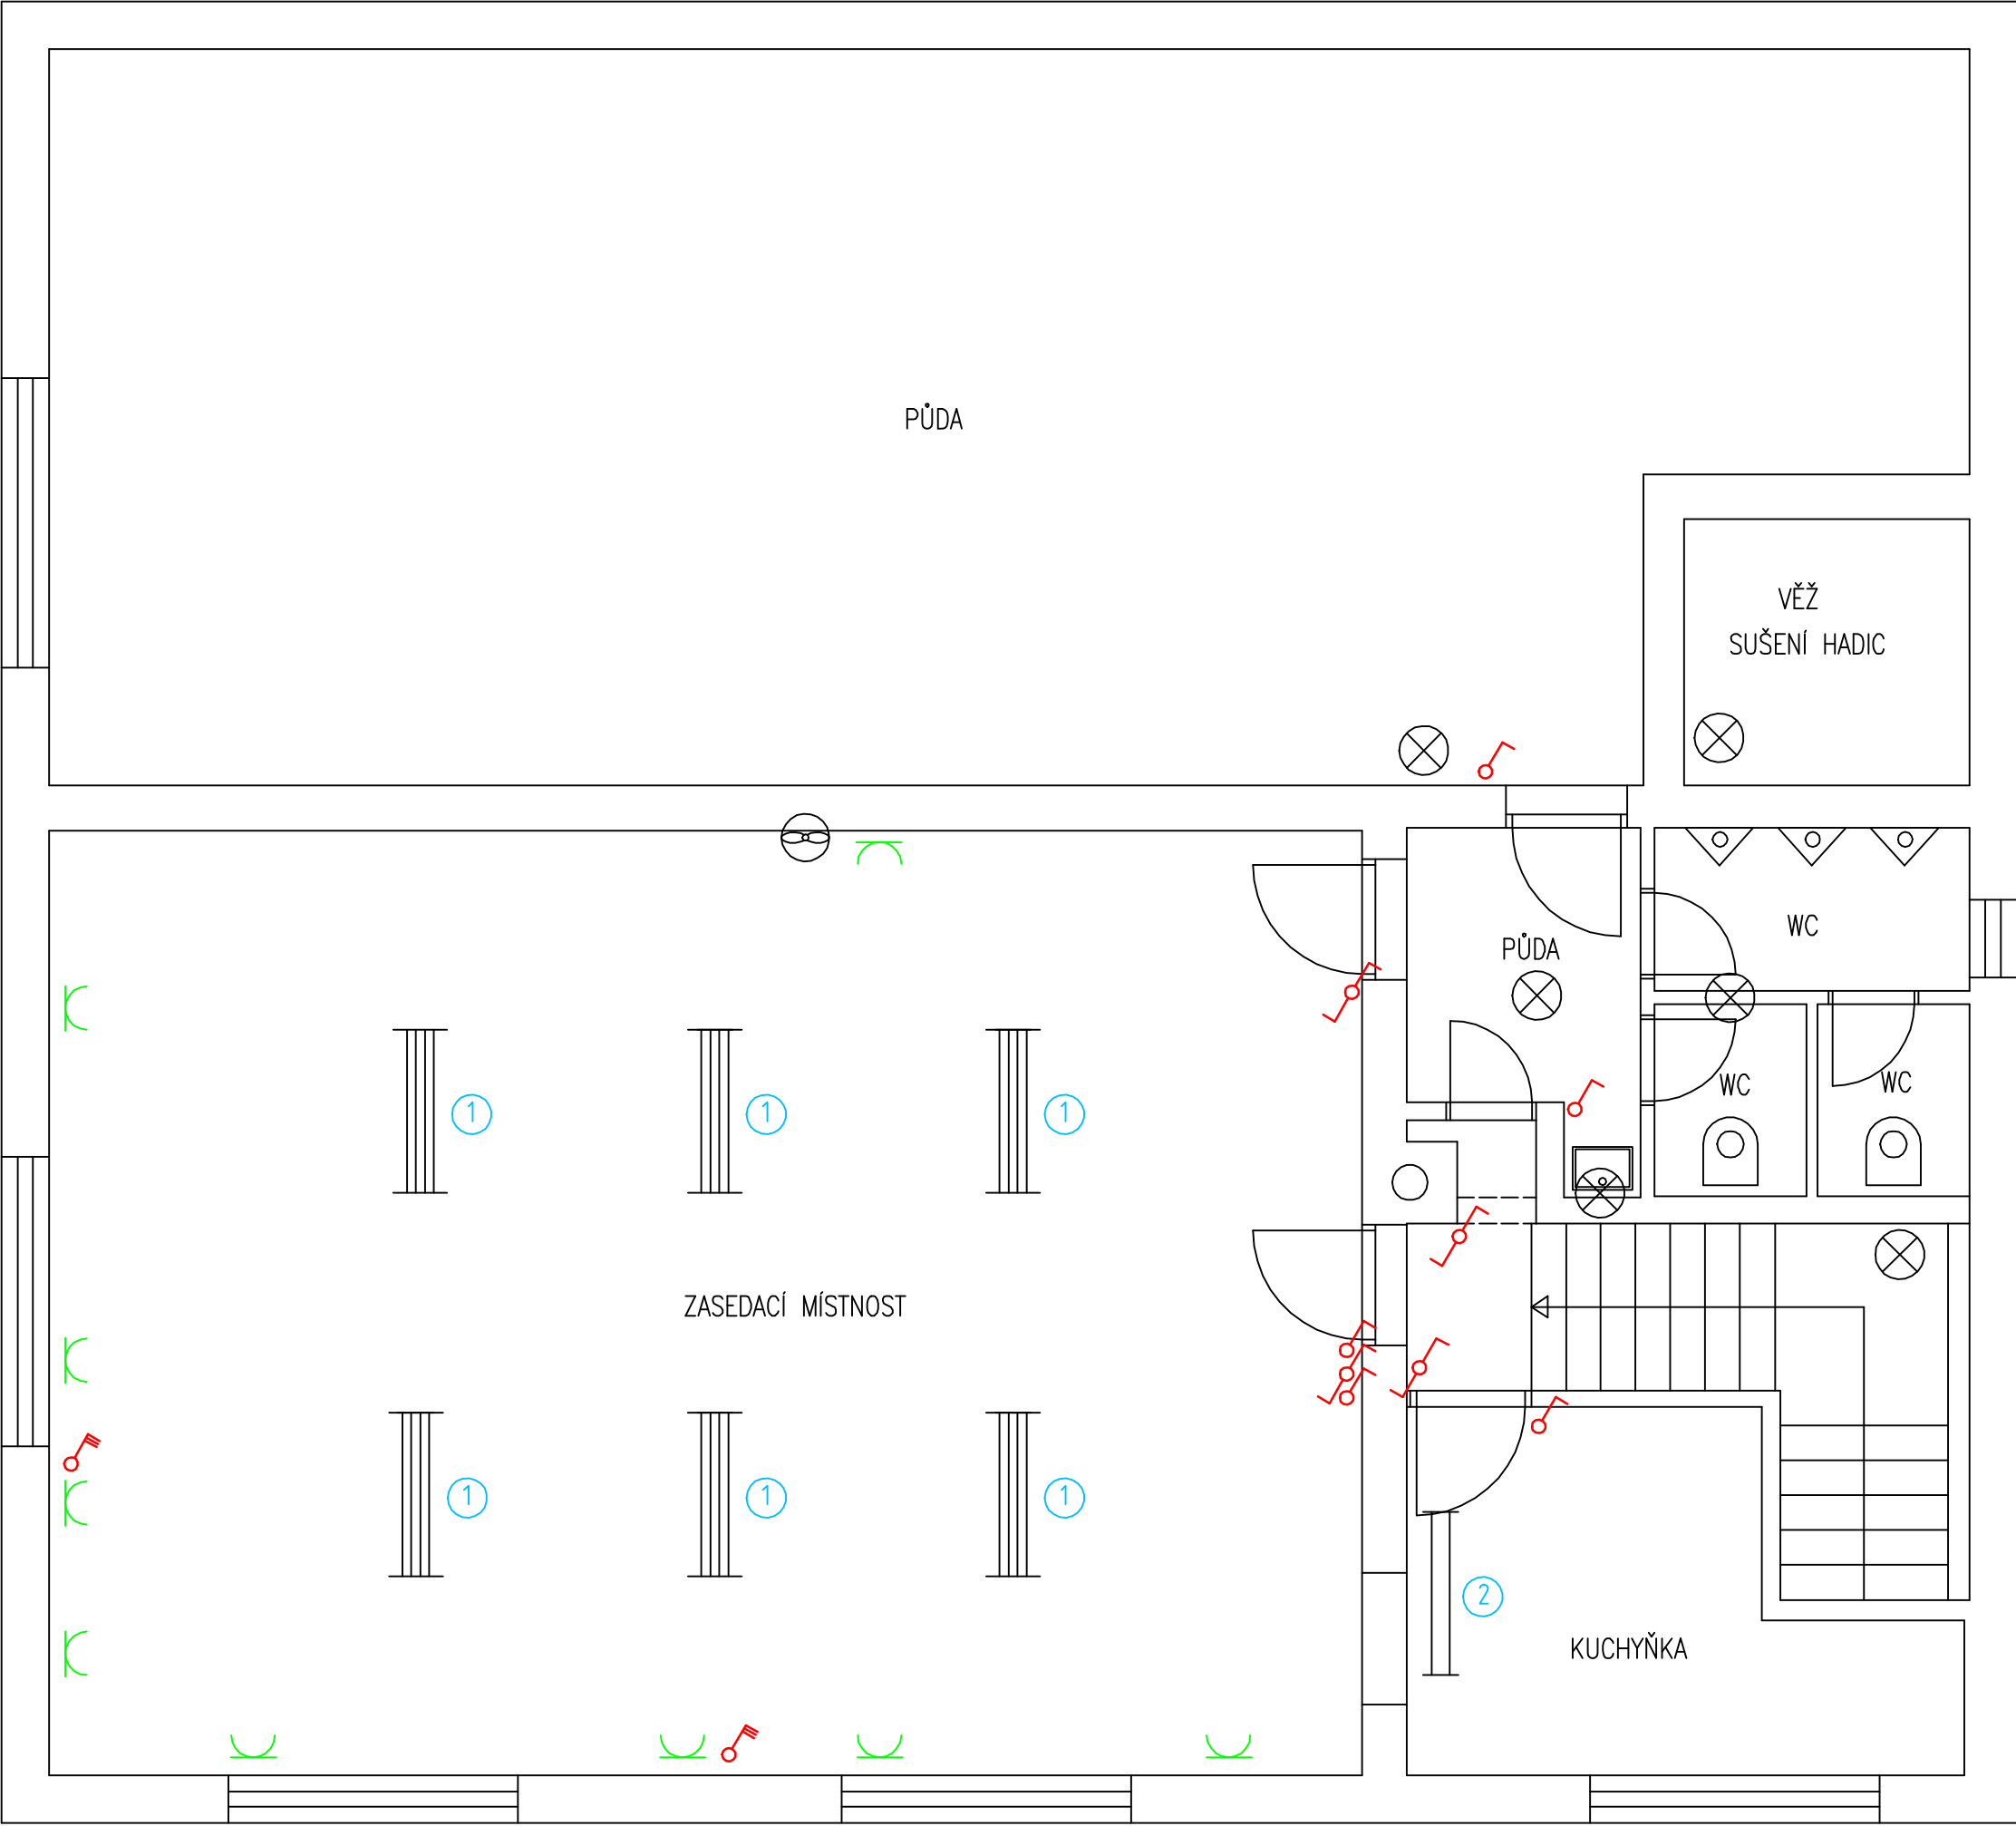

LEGENDA

- 1 STÁVAJÍCÍ SVÍTIDLO 4X36W BUDE VYMĚNENO ZA NOVÉ
- 2 STÁVAJÍCÍ SVÍTIDLO 2X36W BUDE ZRUŠENO

ZODP. PROJEKTANT	KONTROLOVAL	VYPRACOVAL	Jaroslav Veselý Pavlovova 1508 592 31 Nové Město na Mor. 604 986 625	
Ing. Luboš Vetešník	Jaroslav Veselý	Jaroslav Veselý		
MÍSTO STAVBY: VÍTĚJEVES		KRAJ: VYSOČINA	FORMÁT	3A4
INVESTOR: OBEC ZVOLE, ZVOLE 107, 592 56 ZVOLE			DATUM	4/2024
OPRAVA A DOPLNĚNÍ ELEKTROINSTALACE POŽÁRNÍ ZBRojNICE ZVOLE			STUPEŇ	DPS
			Č. ZAKÁZKY	2024__01
STÁVAJÍCÍ STAV II.NP			MĚŘÍTKO 1:50	Č. VÝKRESU 02

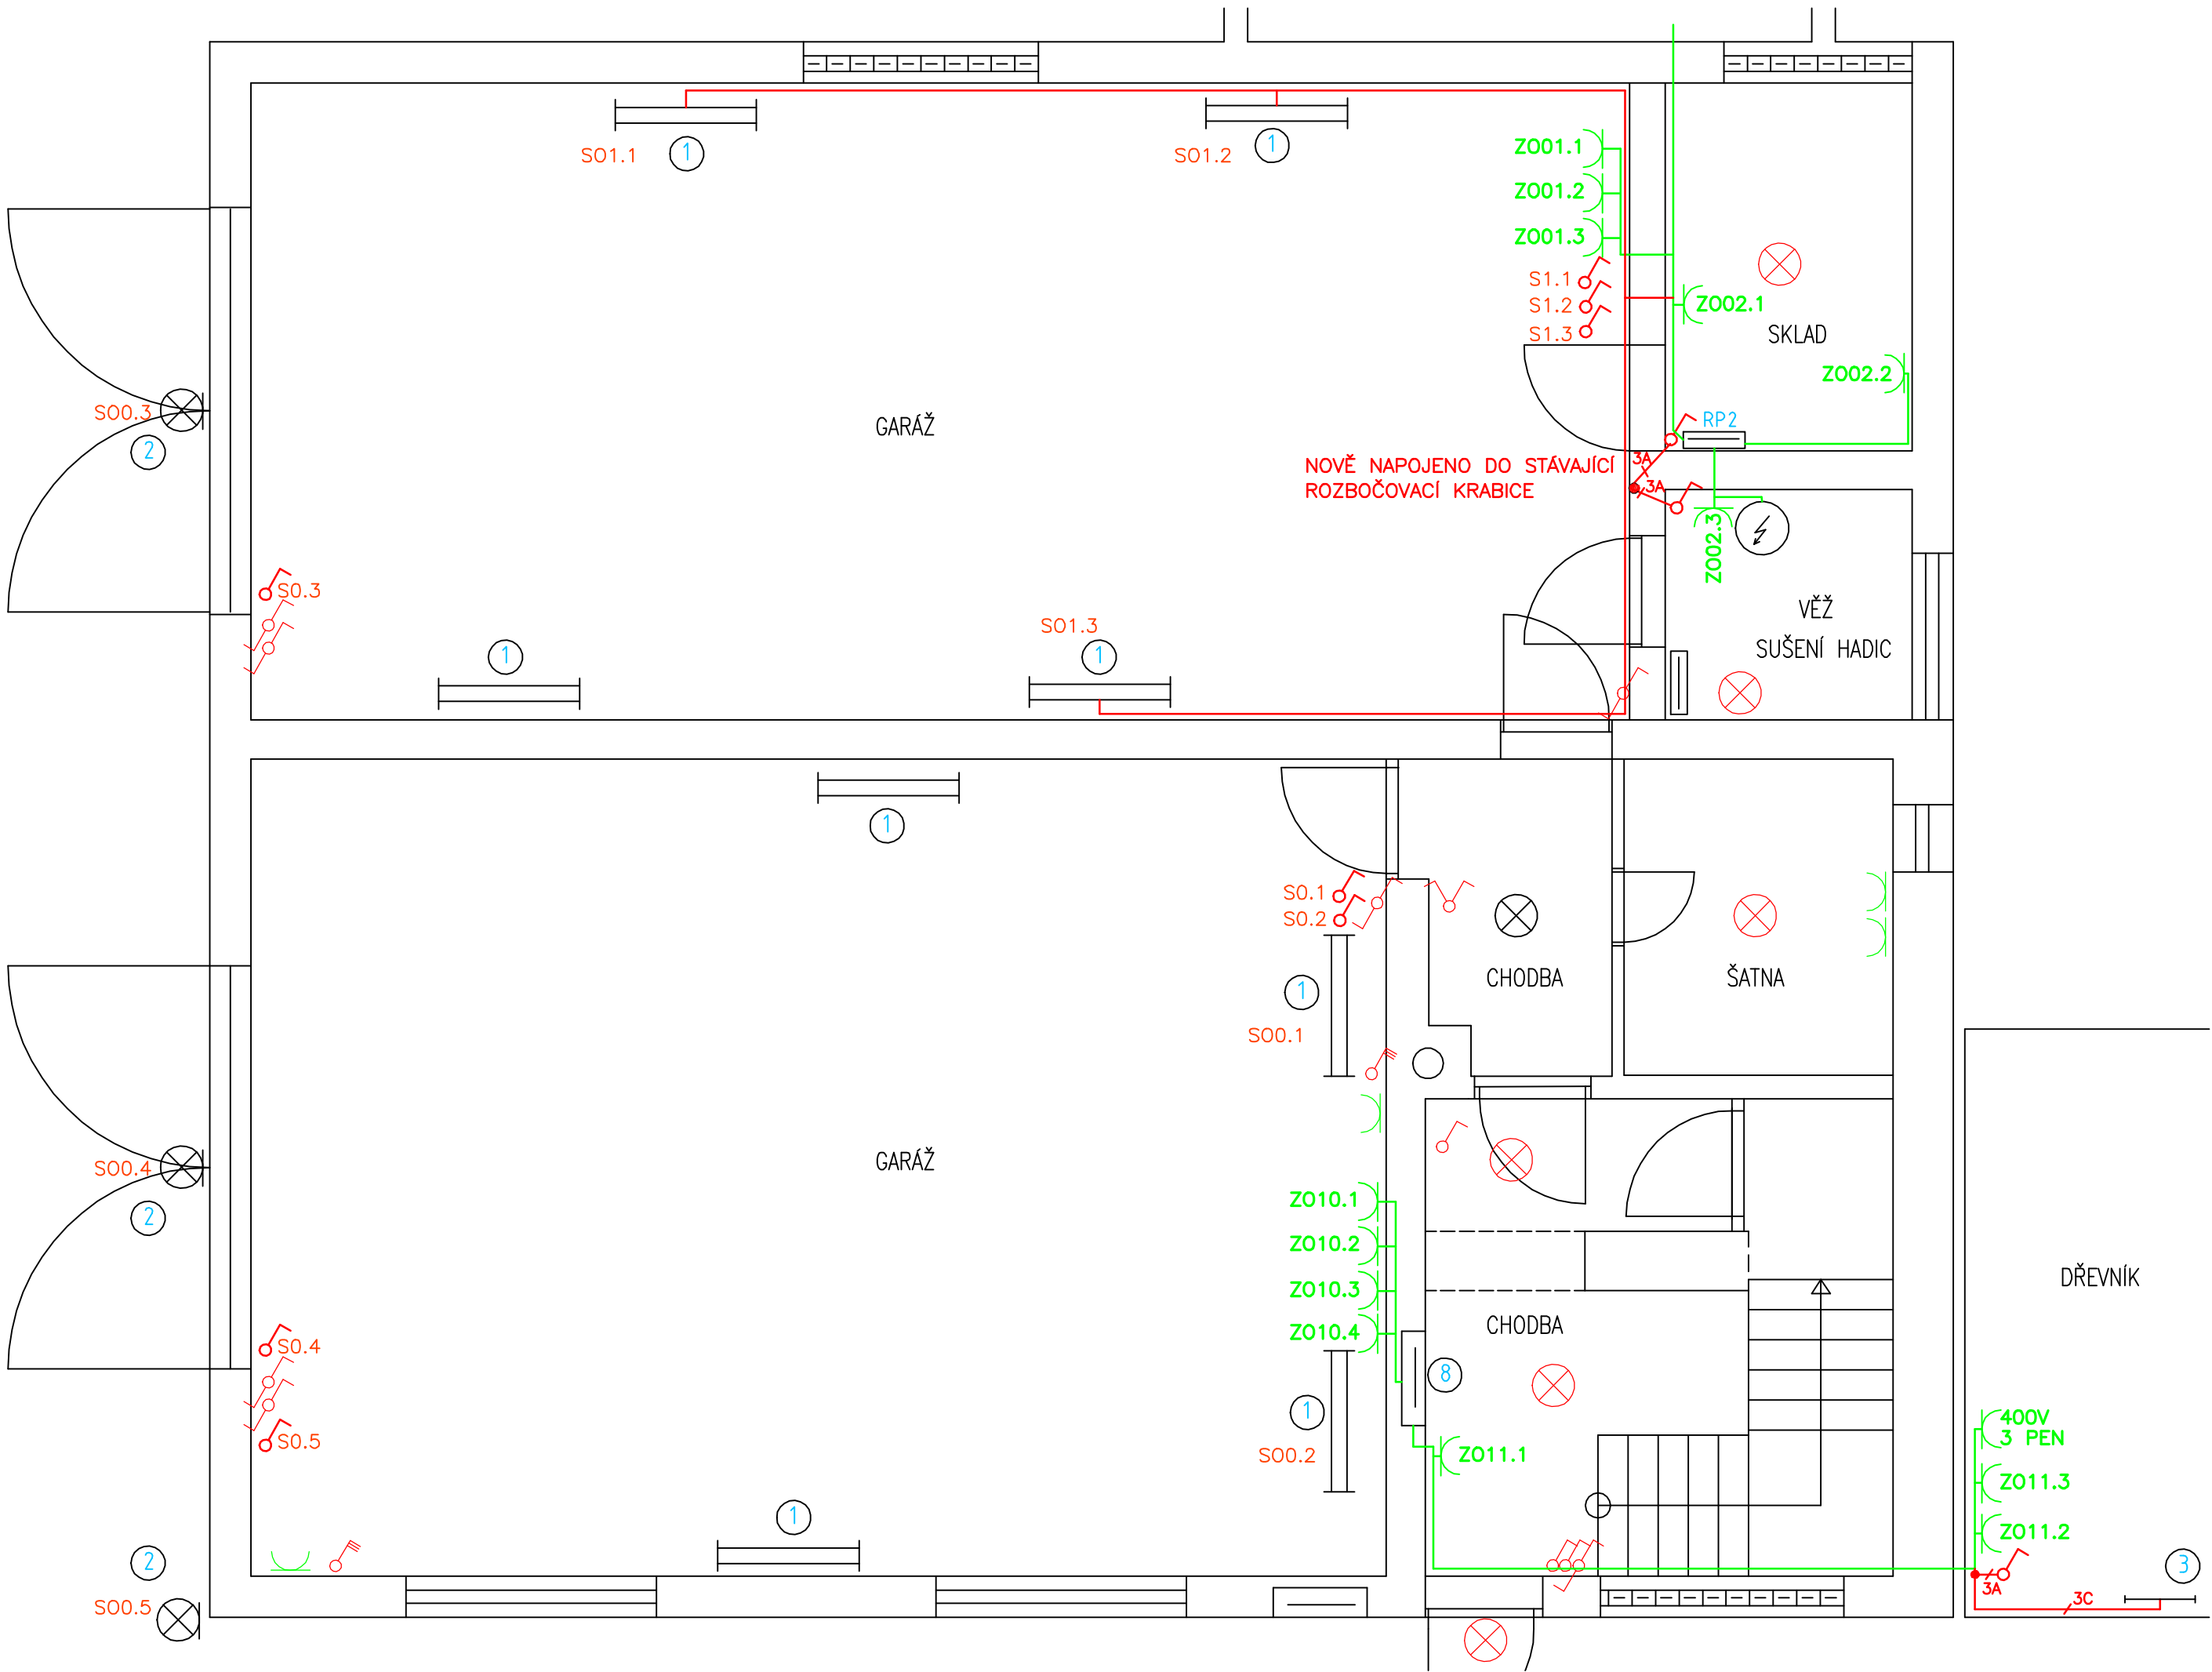

LEGENDA

- ① LED ZÁŘIVKOVÉ SVÍTIDLO PRO 2XLED TRUBICI T8 120CM IP65
② LED POULIČNÍ SVÍTILNA 30W 120° IP 65
③ LED VODĚODOLNÁ LAMPA 18W, 1900LM, IP65, 60CM

NOVĚ OSAZOVANÉ PŘÍSTROJE (VYPÍNAČE A ZÁSUVKY) V GARÁŽÍCH
BUDOU INSTALOVÁNY V PŘÍSTROJOVÝCH KRABÍČÍCH POD OMÍTKOU

OZNAČENÍ KABELU:

- KABEL CYKY–J 3X2,5
—_{5C} KABEL CYKY–J 5x2,5
—_{3A} KABEL CYKY–O 3x1,5
—_{3C} KABEL CYKY–J 3x1,5
—_{3A} KABEL CYKY–O 3x1,5
—_{3C} KABEL CYKY–J 3x1,5


OZNAČENÍ ZÁSUVEK:

- Z0XX.X POŘADOVÉ ČÍSLO ZÁSUVKY V OKRUHU
ČÍSLO ZÁSUVKOVÉHO OBVODU

OZNAČENÍ SVÍTIDEL A VYPÍNAČŮ:

- S0X.X ČÍSLO SVĚTELNÉHO OKRUHU
ČÍSLO SVĚTELNÉHO OBVODU
SX.X ČÍSLO SVĚTELNÉHO OKRUHU
ČÍSLO SVĚTELNÉHO OBVODU

ZODP. PROJEKTANT	KONTRLOVAL	VYPRACOVAL	Jaroslav Veselý Pavlovova 1508 592 31 Nové Město na Mor. 604 986 625	
Ing. Luboš Vetešník	Jaroslav Veselý	Jaroslav Veselý		
MÍSTO STAVBY : VÍTĚJEVES		KRAJ: VYSOČINA	FORMÁT	3A4
INVESTOR: OBEC ZVOLE, ZVOLE 107, 592 56 ZVOLE			DATUM	4/2024
OPRAVA A DOPLNĚNÍ ELEKTROINSTALACE POŽÁRNÍ ZBROJNICE ZVOLE			STUPEŇ	DPS
			Č. ZAKÁZKY	2024__01
NOVÝ STAV I.NP			MĚŘÍTKO 1:50	Č. VÝKRESU 03

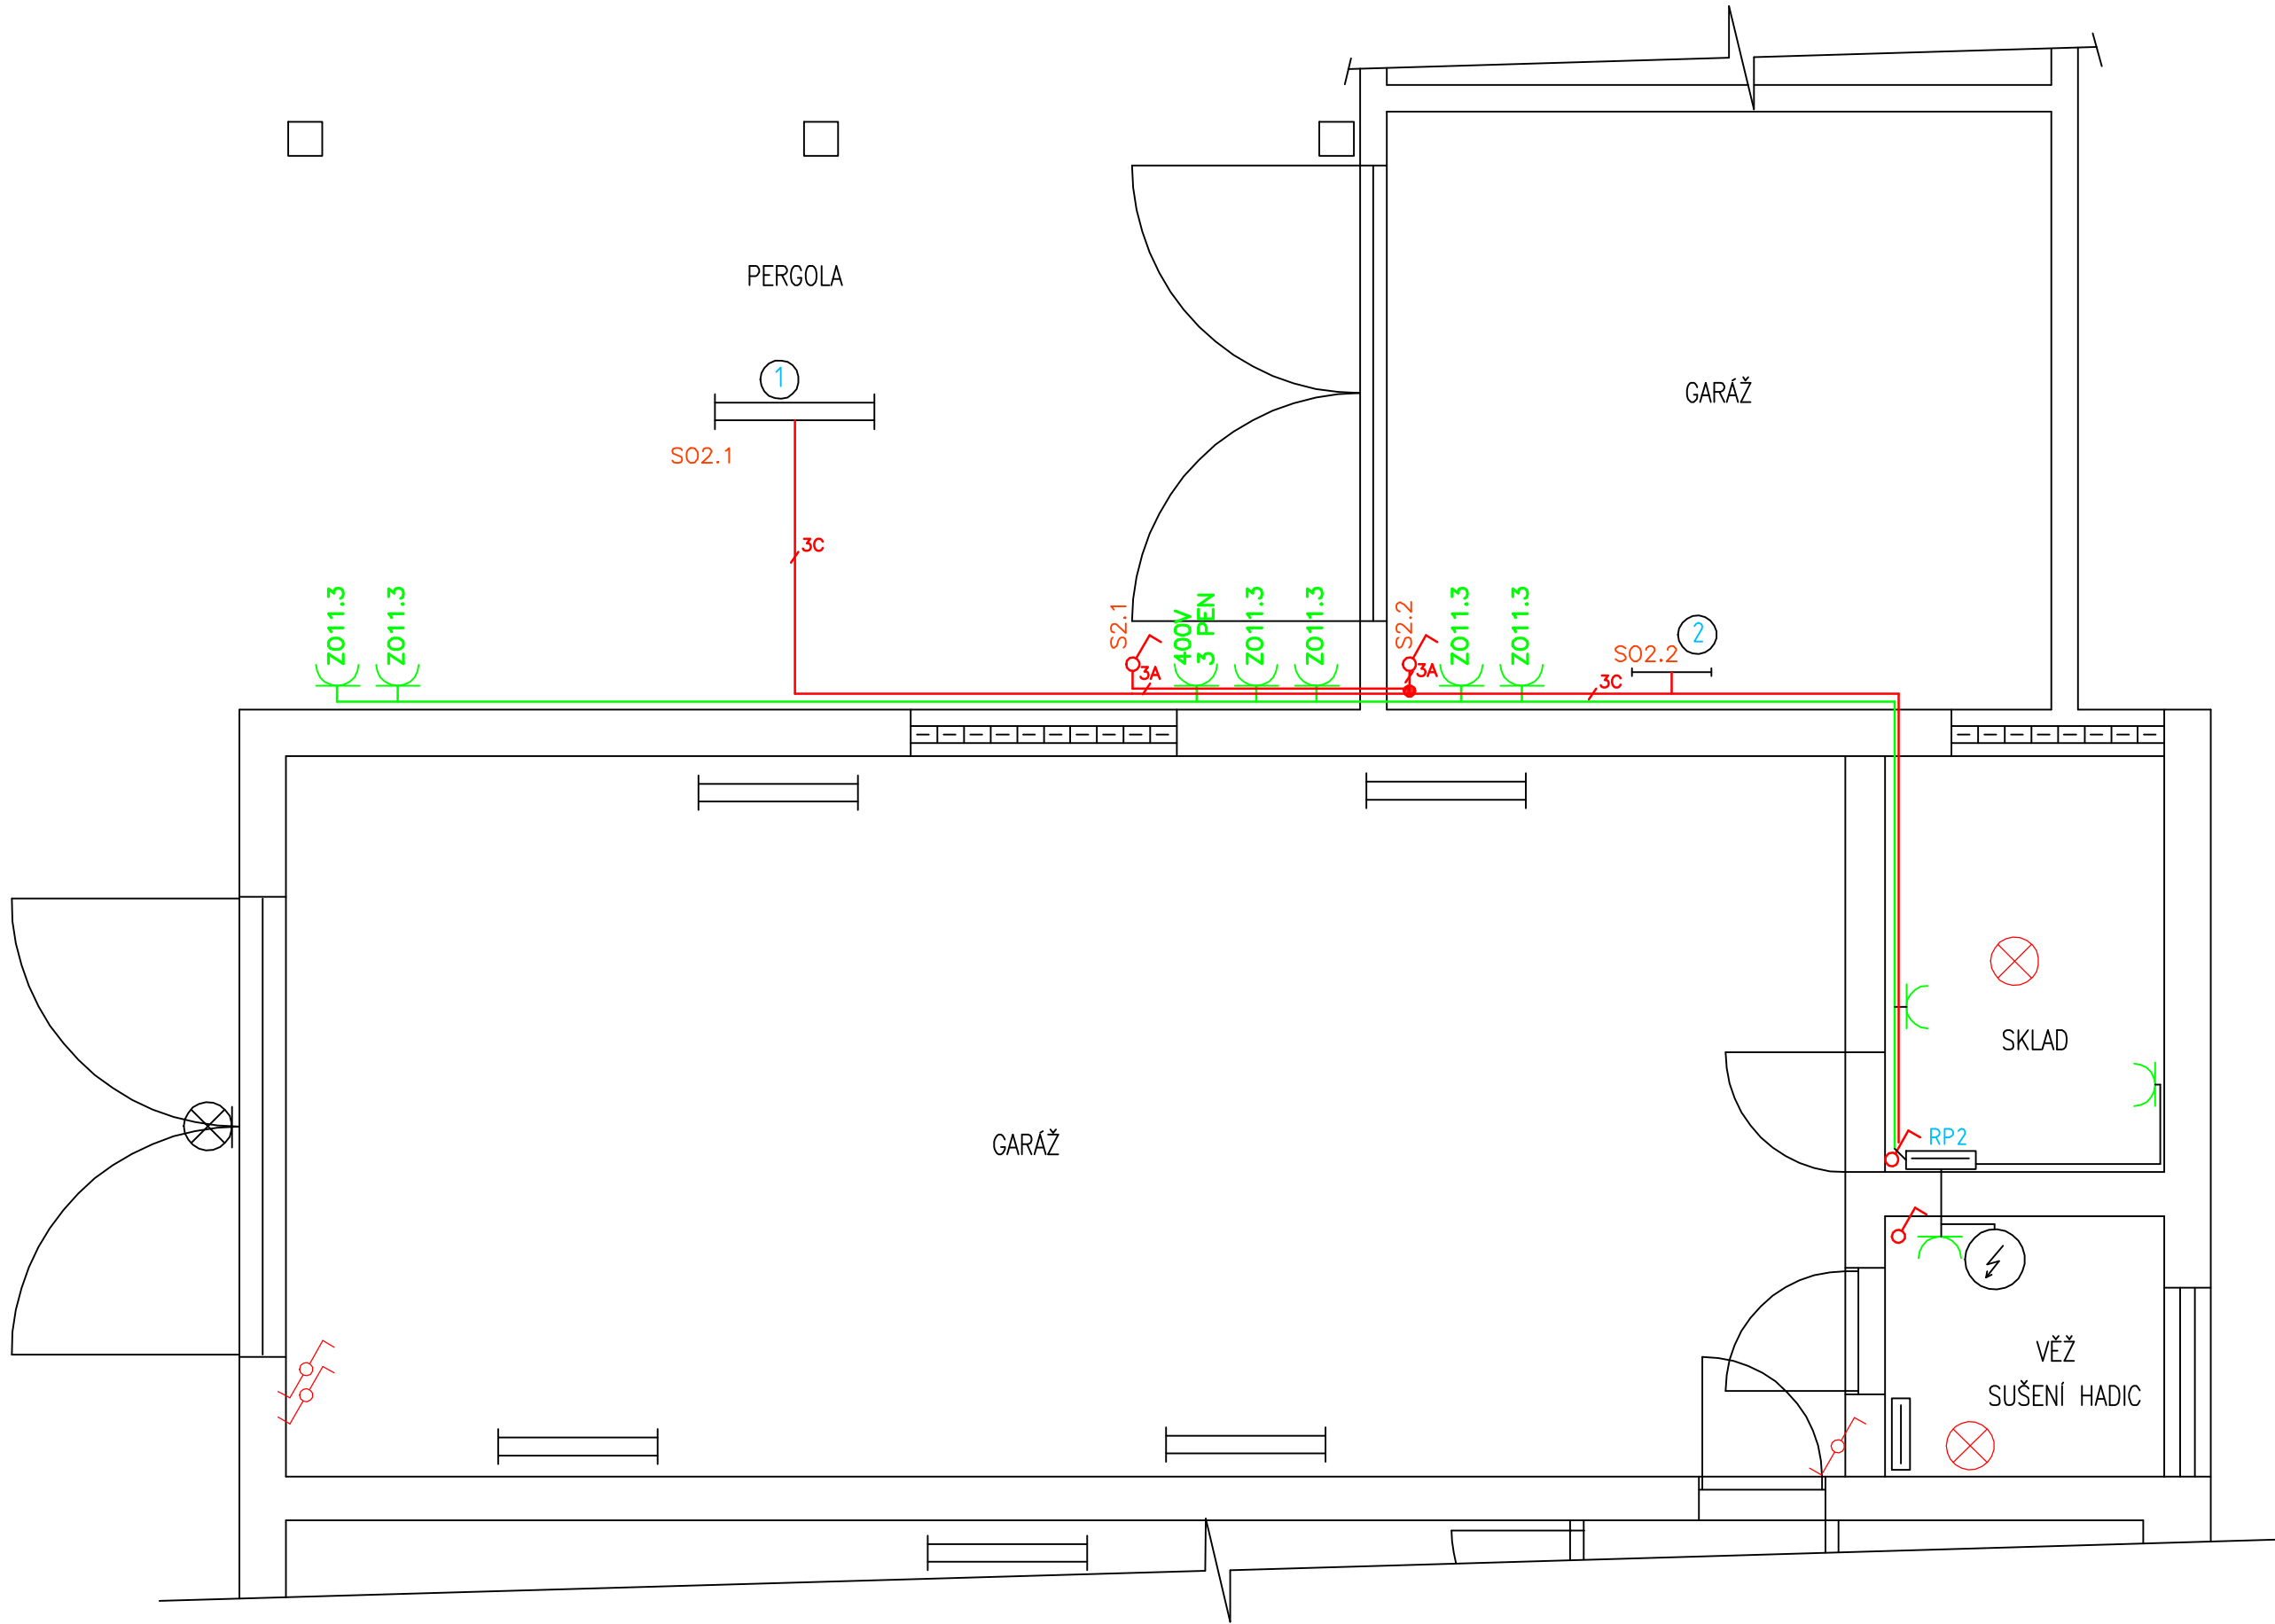

LEGENDA

- 1 LED ZÁŘÍVKOVÉ SVÍTIDLO PRO 2XLED TRUBICI T8 120CM IP65
- 2 LED VODĚODOLNÁ LAMPA 18W, 1900LM, IP65, 60CM

OZNAČENÍ KABELU:

- 5C KABEL CYKY-J 3x2,5
- 3A KABEL CYKY-J 5x2,5
- 3C KABEL CYKY-O 3x1,5
- 3C KABEL CYKY-J 3x1,5
- 3A KABEL CYKY-O 3x1,5
- 3C KABEL CYKY-J 3x1,5


OZNAČENÍ ZÁSUVK:

- ZOXX.X POŘADOVÉ ČÍSLO ZÁSUVKY V OKRUHU
- ČÍSLO ZÁSUVKOVÉHO OBVODU

OZNAČENÍ SVÍTIDEL A VYPÍNAČŮ:

- SOX.X ČÍSLO SVĚTELNÉHO OKRUHU
- ČÍSLO SVĚTELNÉHO OBVODU
- SX.X ČÍSLO SVĚTELNÉHO OKRUHU
- ČÍSLO SVĚTELNÉHO OBVODU

ZODP. PROJEKTANT	KONTROLOVAL	VYPRACOVAL	Jaroslav Veselý Pavlovova 1508 592 31 Nové Město na Mor. 604 986 625	
Ing. Luboš Vetešník	Jaroslav Veselý	Jaroslav Veselý		
MÍSTO STAVBY : VÍTĚJEVES		KRAJ: VYSOČINA	FORMÁT	3A4
INVESTOR: OBEC ZVOLE, ZVOLE 107, 592 56 ZVOLE			DATUM	4/2024
OPRAVA A DOPLNĚNÍ ELEKTROINSTALACE POŽÁRNÍ ZBRONICE ZVOLE			STUPEŇ	DPS
			Č. ZAKÁZKY	2024__01
NOVÝ STAV I.NP - PERGOLA, GARÁŽ			MĚŘÍTKO 1:50	Č. VÝKRESU 04

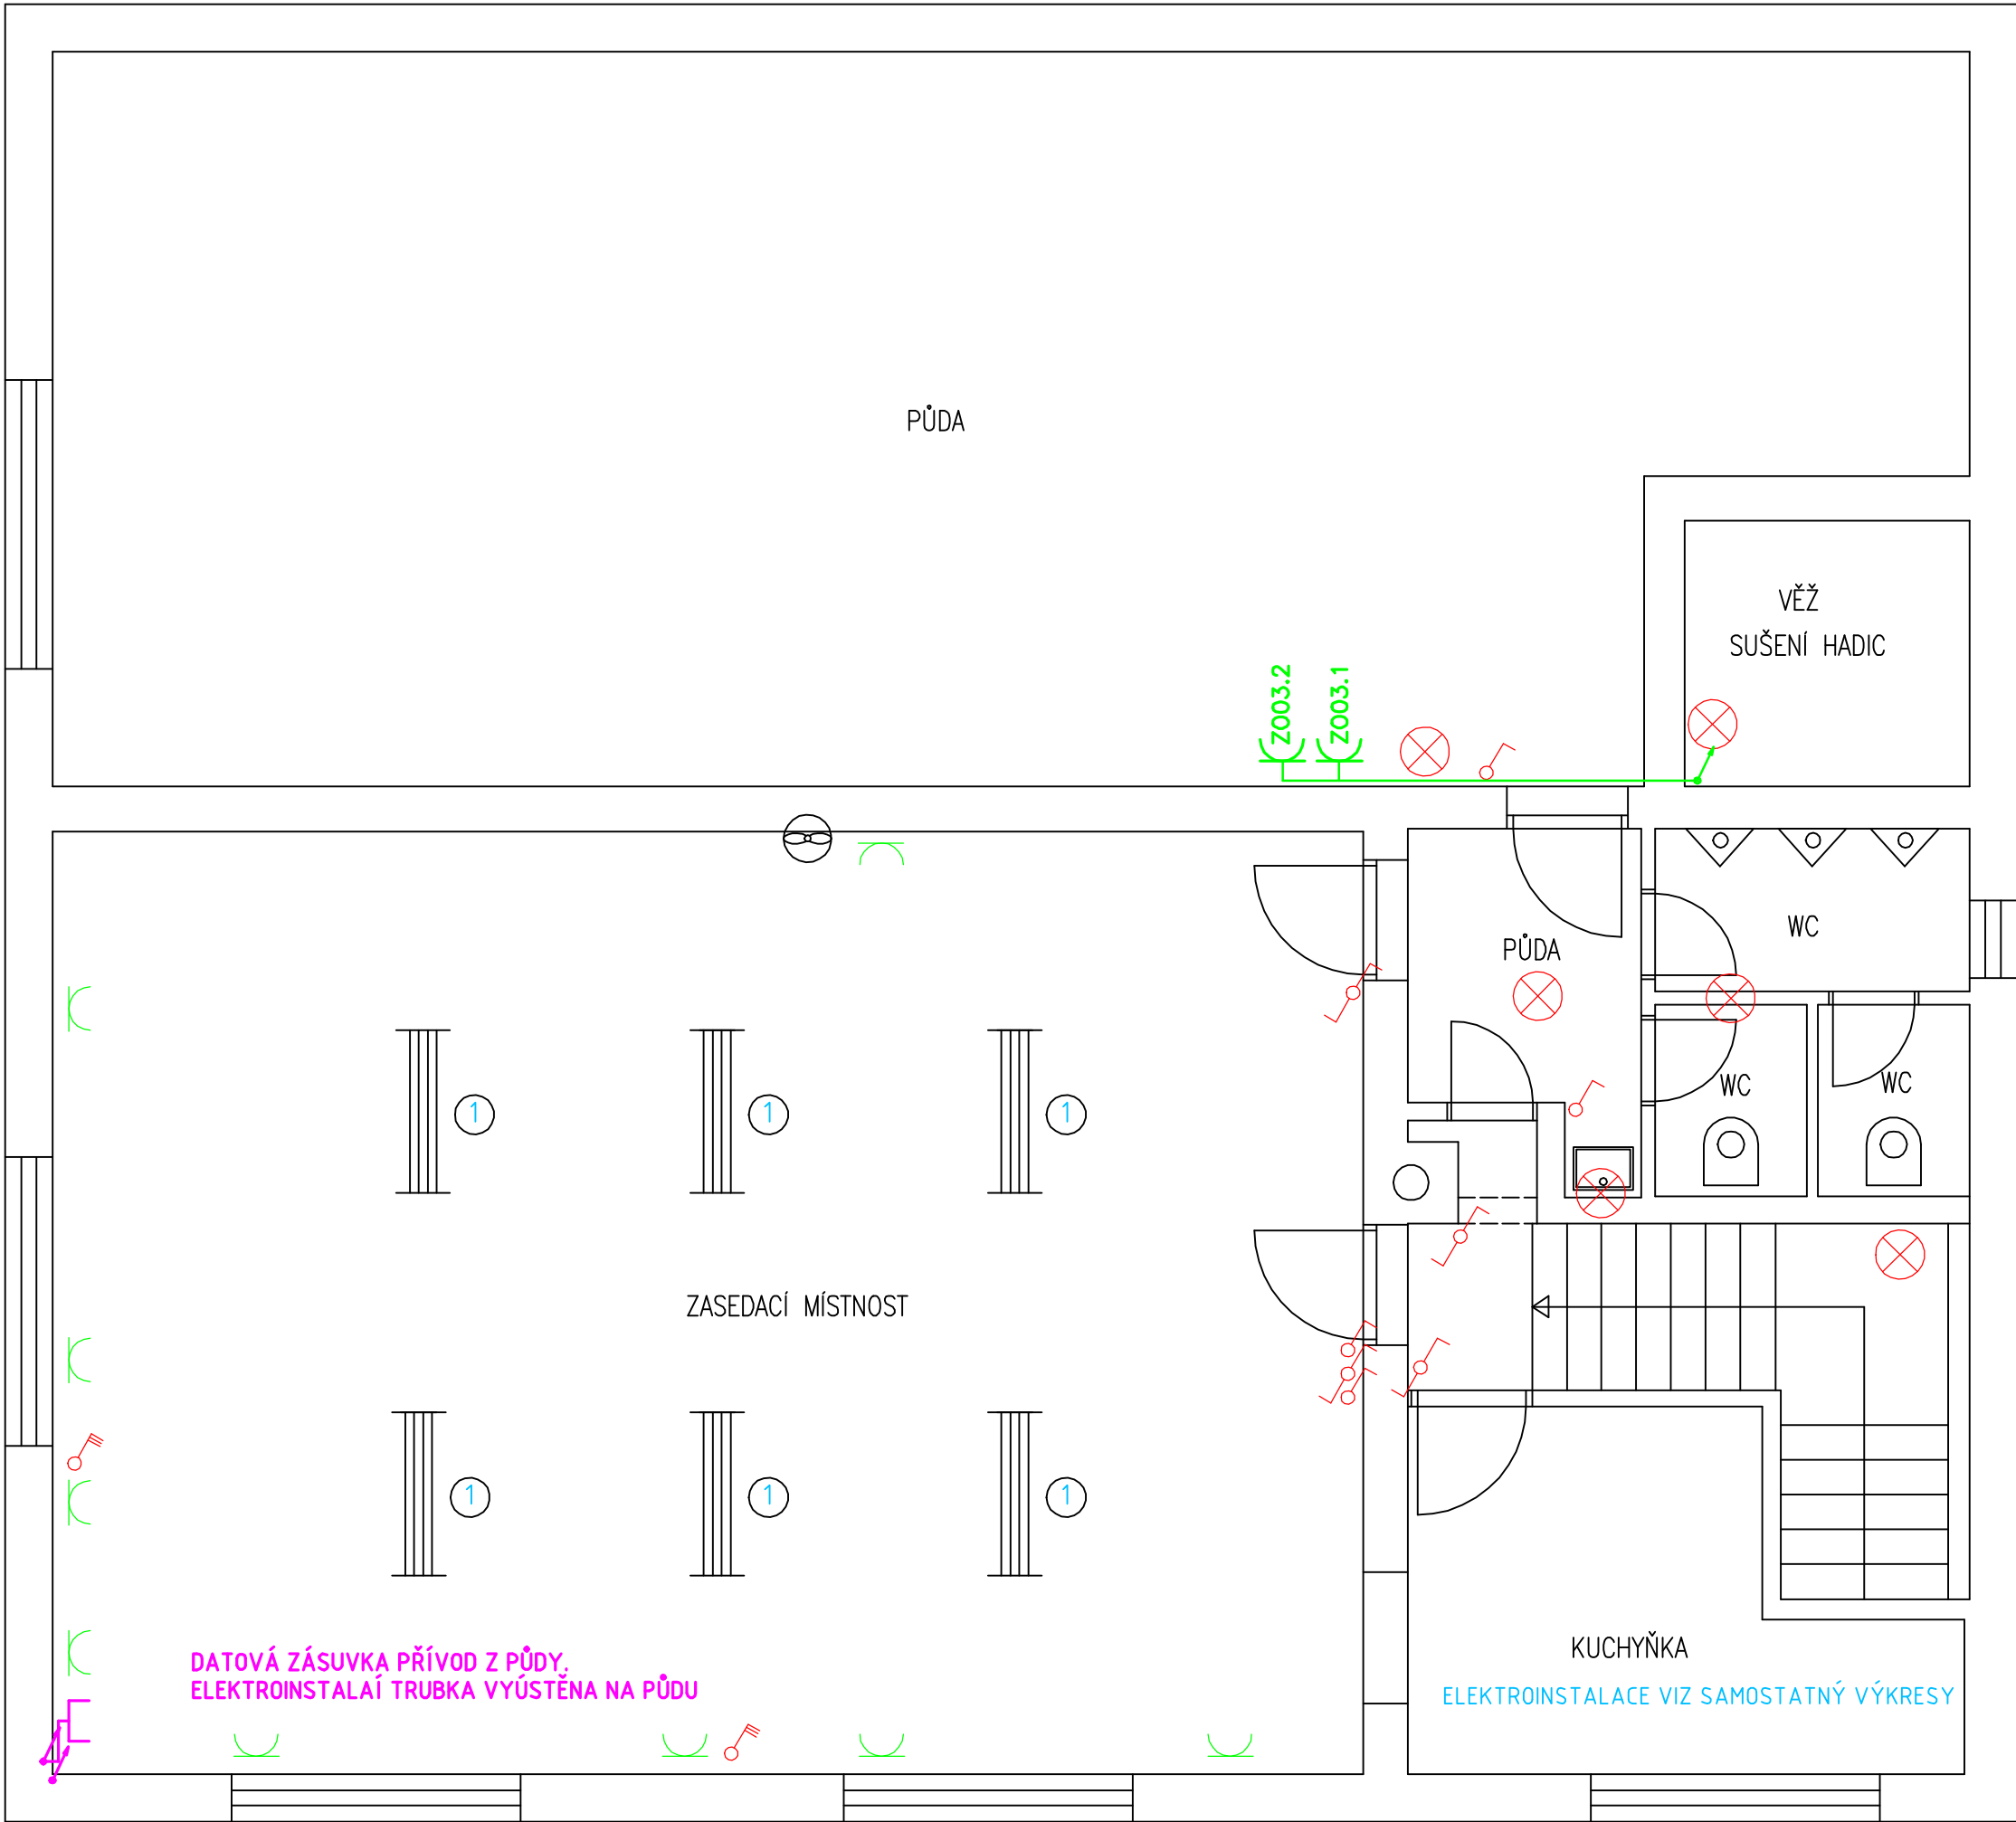

LEGENDA

- 1 NOVÉ SVÍTIDLO 4X36W S ELEKTRONICKÝM PŘEDŘADNÍKEM

LEGENDA


OZNAČENÍ KABELU:

- 5C KABEL CYKY-J 3X2,5
3A KABEL CYKY-J 5x2,5
3C KABEL CYKY-O 3x1,5
3C KABEL CYKY-J 3x1,5

OZNAČENÍ ZÁSUVK:

- ZOXX.X
POŘADOVÉ ČÍSLO ZÁSUVKY V OKRUHU
ČÍSLO ZÁSUVKOVÉHO OBVODU

ZODP. PROJEKTANT	KONTROLOVAL	VYPRACOVAL	Jaroslav Veselý Pavlovova 1508 592 31 Nové Město na Mor. 604 986 625	
Ing. Luboš Vetešník	Jaroslav Veselý	Jaroslav Veselý	FORMÁT	3A4
MÍSTO STAVBY: VÍTĚJEVES		KRAJ: VYSOČINA	DATUM	4/2024
INVESTOR: OBEC ZVOLE, ZVOLE 107, 592 56 ZVOLE		STUPEŇ		
OPRAVA A DOPLNĚNÍ ELEKTROINSTALACE POŽÁRNÍ ZBRojNICE ZVOLE		Č. ZAKÁZKY		
		2024__01		
NOVÝ STAV II.NP		MĚŘÍTKO	Č. VÝKRESU	
		1:50	05	

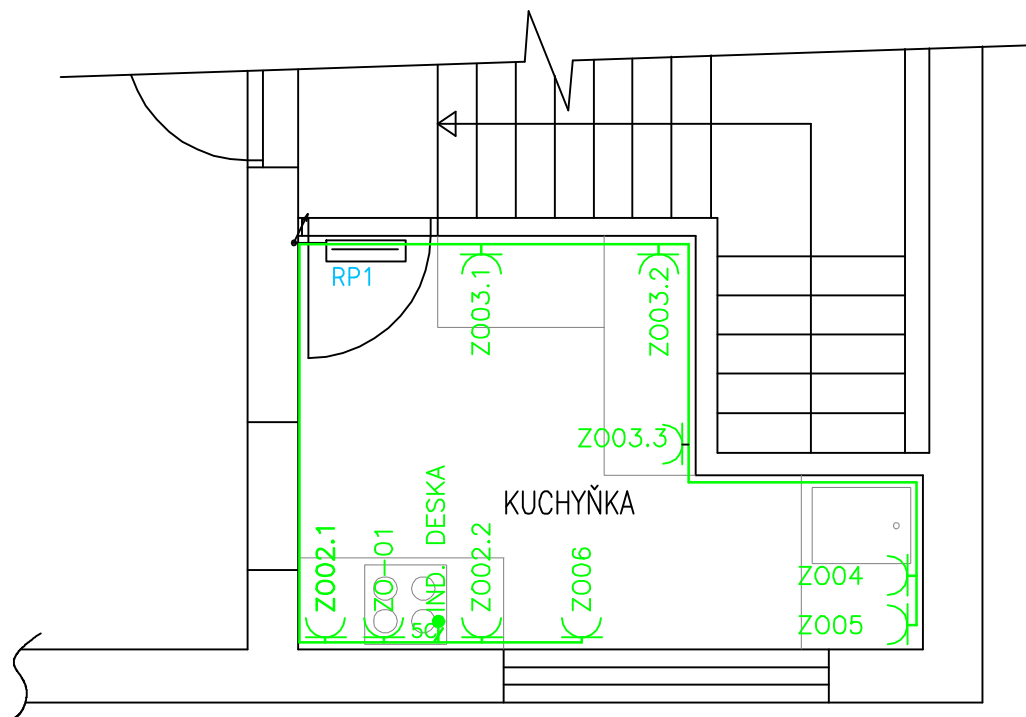

PŘESNÉ ROZMÍSTĚNÍ ZÁSUVK A VÝVODŮ UPŘESNIT S DODAVATELEM KUCHYNĚ

LEGENDA


OZNAČENÍ KABELU:

	KABEL CYKY-J 3X2,5
	KABEL CYKY-J 5x2,5
	KABEL CYKY-O 3x1,5
	KABEL CYKY-J 3x1,5

OZNAČENÍ ZÁSUVK:

	POŘADOVÉ ČÍSLO ZÁSUVKY V OKRUHU
	ČÍSLO ZÁSUVKOVÉHO OBVODU


ZODP. PROJEKTANT	KONTROLOVAL	VYPRACOVAL	Jaroslav Veselý Pavlova 1508 592 31 Nové Město na Mor. 604 986 625	
Ing. Luboš Vetešník	Jaroslav Veselý	Jaroslav Veselý		
MÍSTO STAVBY : VÍTEJJEVES		KRAJ: VYSOČINA	FORMÁT	A4
INVESTOR: OBEC ZVOLE, ZVOLE 107, 592 56 ZVOLE			DATUM	3/2024
OPRAVA A DOPLNĚNÍ ELEKTROINSTALACE POŽÁRNÍ ZBROJNICE ZVOLE			STUPEŇ	DPS
			Č. ZAKÁZKY	2024__01
NOVÝ STAV II.NP - KUCHYŇKA ZÁSUVKOVÉ OKRUHY			MĚŘÍTKO 1:50	Č. VÝKRESU 06

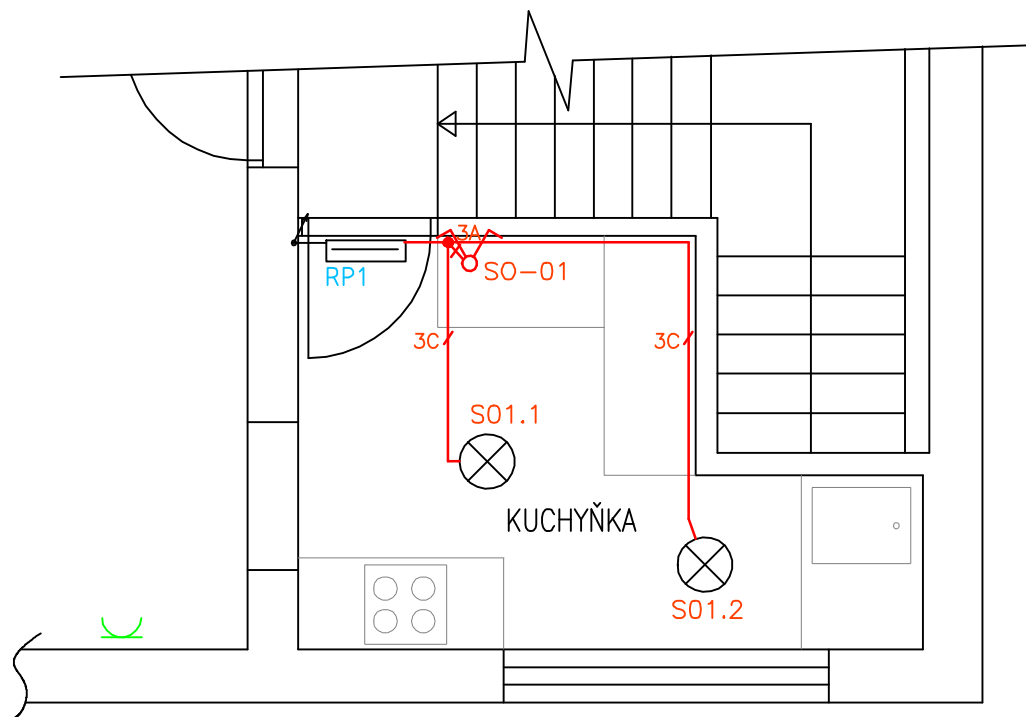

LED STROPNÍ SVÍTIDLO 18W IP44, NEUTRÁLNÍ BÍLÁ

LEGENDA


 
OZNAČENÍ KABELU:



KABEL CYKY-O 3x1,5

KABEL CYKY-J 3x1,5


ZODP. PROJEKTANT	KONTROLOVAL	VYPRACOVAL	Jaroslav Veselý Pavlova 1508 592 31 Nové Město na Mor. 604 986 625	
Ing. Luboš Vetešník	Jaroslav Veselý	Jaroslav Veselý		
MÍSTO STAVBY : VÍTĚJEVES		KRAJ: VYSOČINA	FORMÁT	A4
INVESTOR: OBEC ZVOLE, ZVOLE 107, 592 56 ZVOLE			DATUM	3/2024
OPRAVA A DOPLNĚNÍ ELEKTROINSTALACE POŽÁRNÍ ZBROJNICE ZVOLE			STUPEŇ	DPS
			Č. ZAKÁZKY	2024__01
NOVÝ STAV II.NP - KUCHYŇKA SVĚTELNÉ OKRUHY			MĚŘÍTKO 1:50	Č. VÝKRESU 07

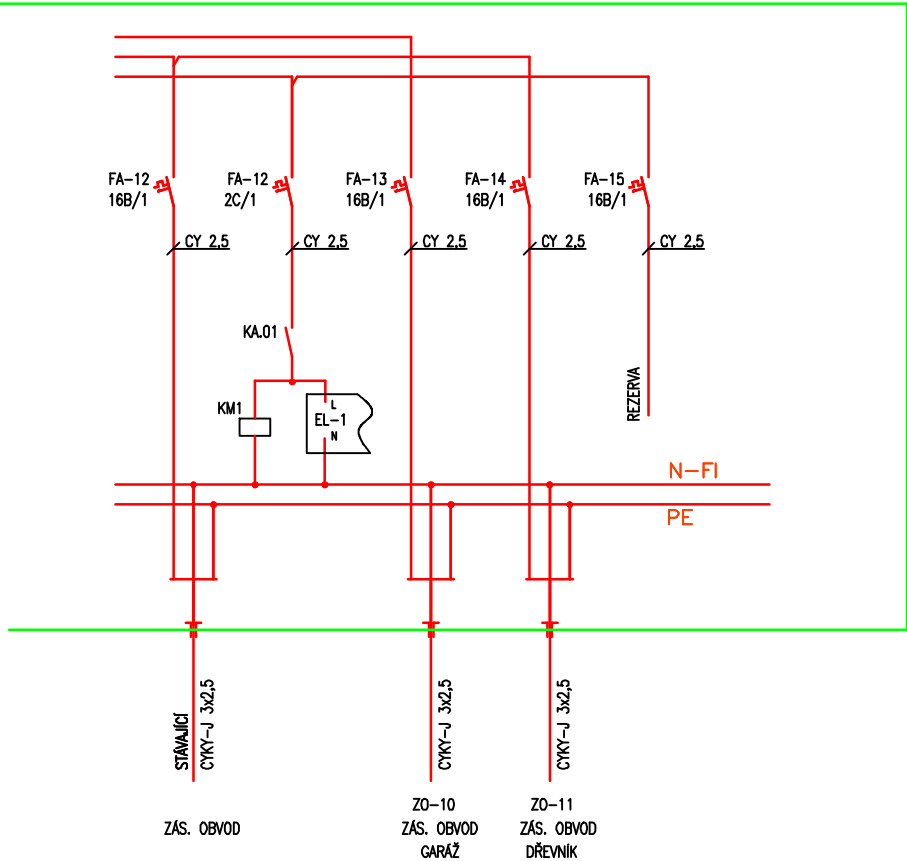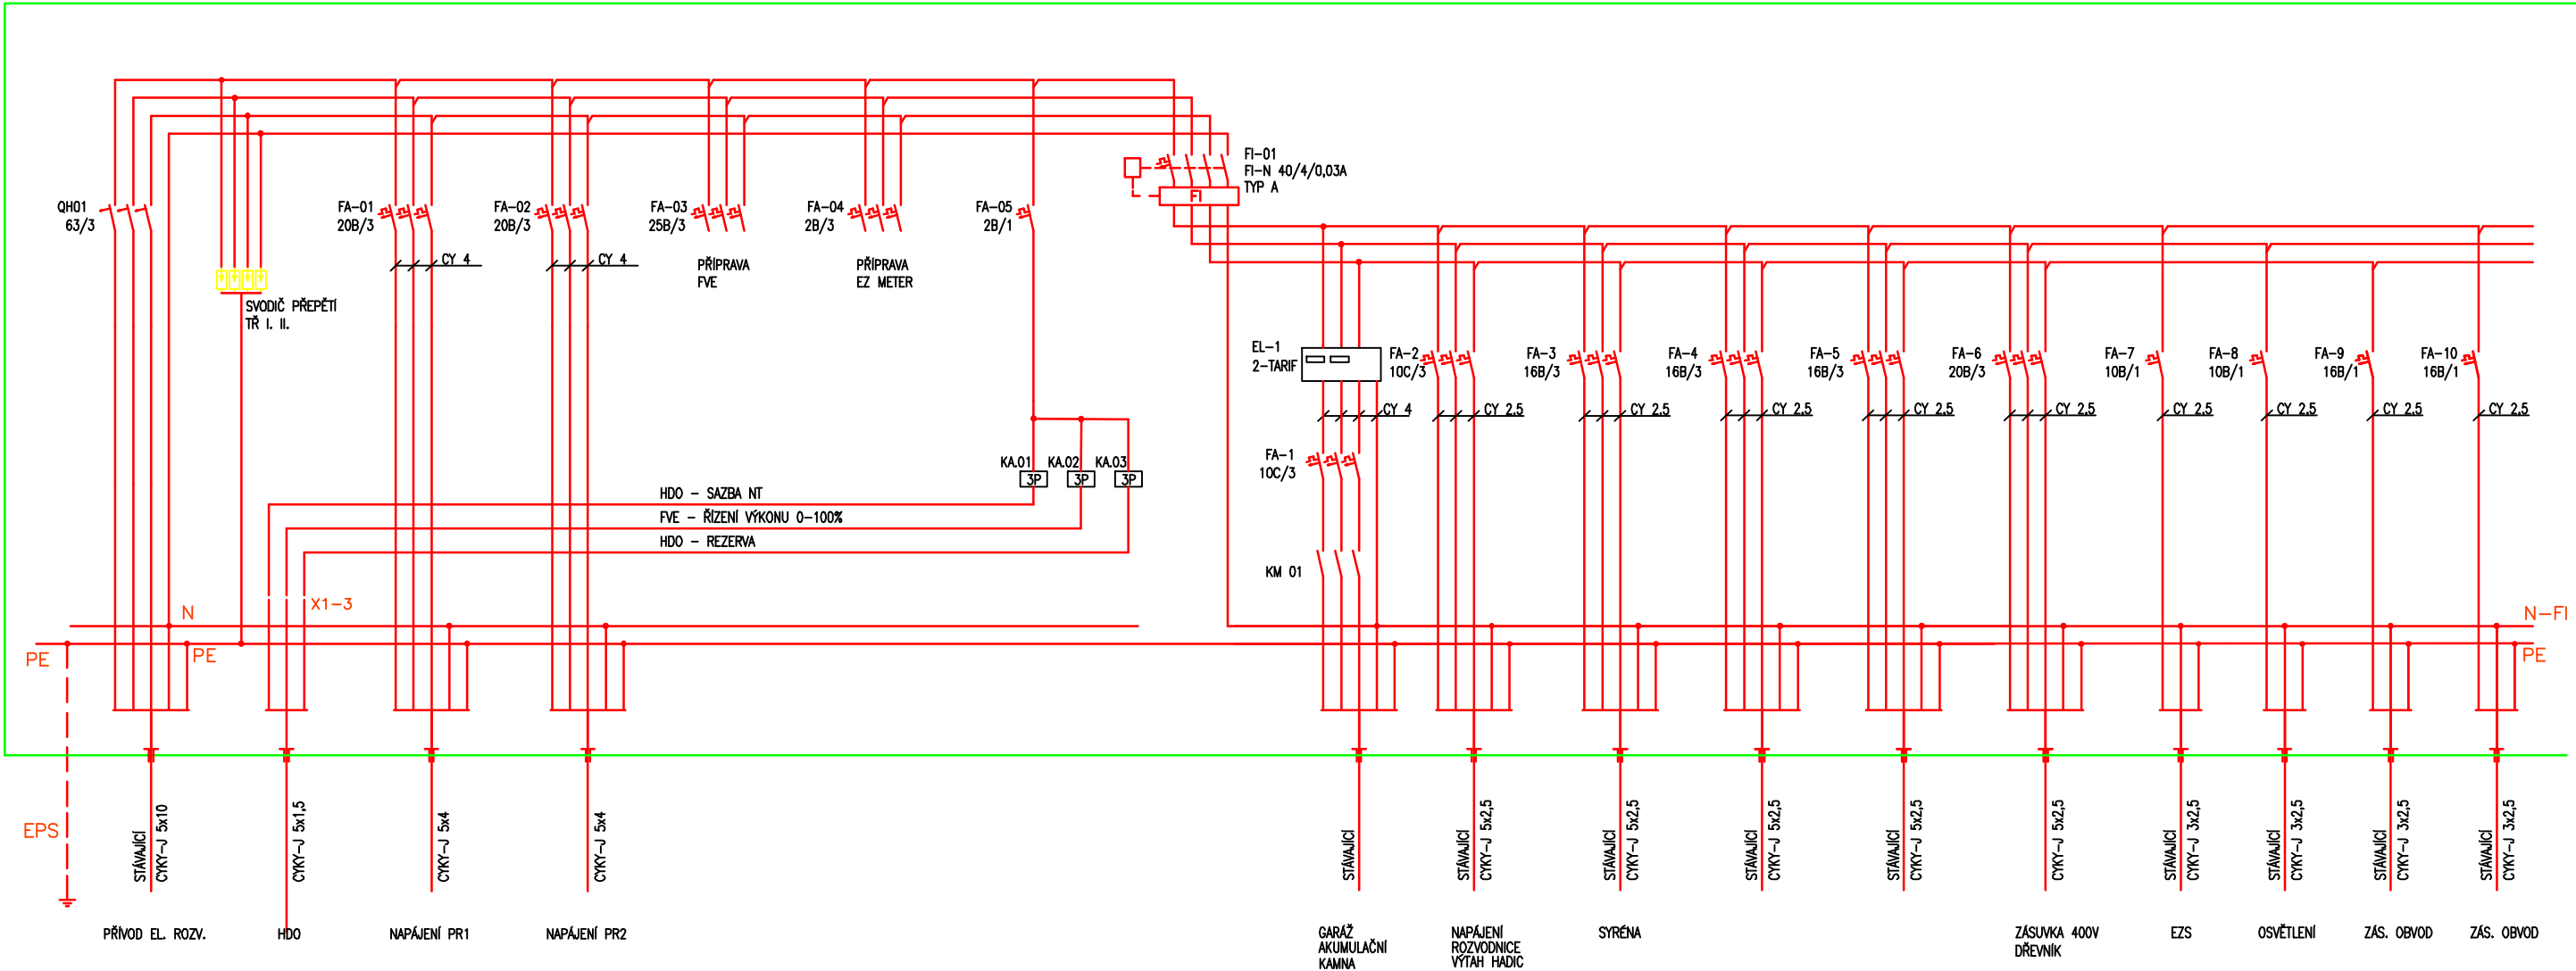

LEGENDA:
STÁVAJÍCÍ OCEP ROZVADĚČ NOVĚ VYSTROJIT
KRYTÍ IP 30/20
In = 63A

ZODP. PROJEKTANT	KONTROLOVAL	VYPRACOVAL	Jaroslav Veselý Pavlova 1508 592 31 Nové Město na Mor. 604 986 625	
Ing. Luboš Vetešník	Jaroslav Veselý	Jaroslav Veselý		
MÍSTO STAVBY : VÍTĚJEVES		KRAJ: VYSOČINA	FORMÁT	3A4
INVESTOR: OBEC ZVOLE, ZVOLE 107, 592 56 ZVOLE			DATUM	4/2024
OPRAVA A DOPLNĚNÍ ELEKTROINSTALACE POŽÁRNÍ ZBROJNICE ZVOLE			STUPEŇ	DPS
			Č. ZAKÁZKY	2024__01
ROZVADĚČ RH			MĚŘÍTKO	Č. VÝKRESU
			--	08


ZODP. PROJEKTANT	KONTROLOVAL	VYPRACOVAL	Jaroslav Veselý Pavlovoa 1508 592 31 Nové Město na Mor. 604 986 625	
Ing. Luboš Vetešník	Jaroslav Veselý	Jaroslav Veselý		
MÍSTO STAVBY : VÍTĚJEVS		KRAJ: VYSOČINA	FORMÁT	3A4
INVESTOR: OBEC ZVOLE, ZVOLE 107, 592 56 ZVOLE			DATUM	4/2024
OPRAVA A DOPLNĚNÍ ELEKTROINSTALACE POŽÁRNÍ ZBRojNICE ZVOLE			STUPEŇ	DPS
			Č. ZAKÁZKY	2024__01
ROZVODNICE RP1			MĚŘITKO --	Č. VÝKRESU 09

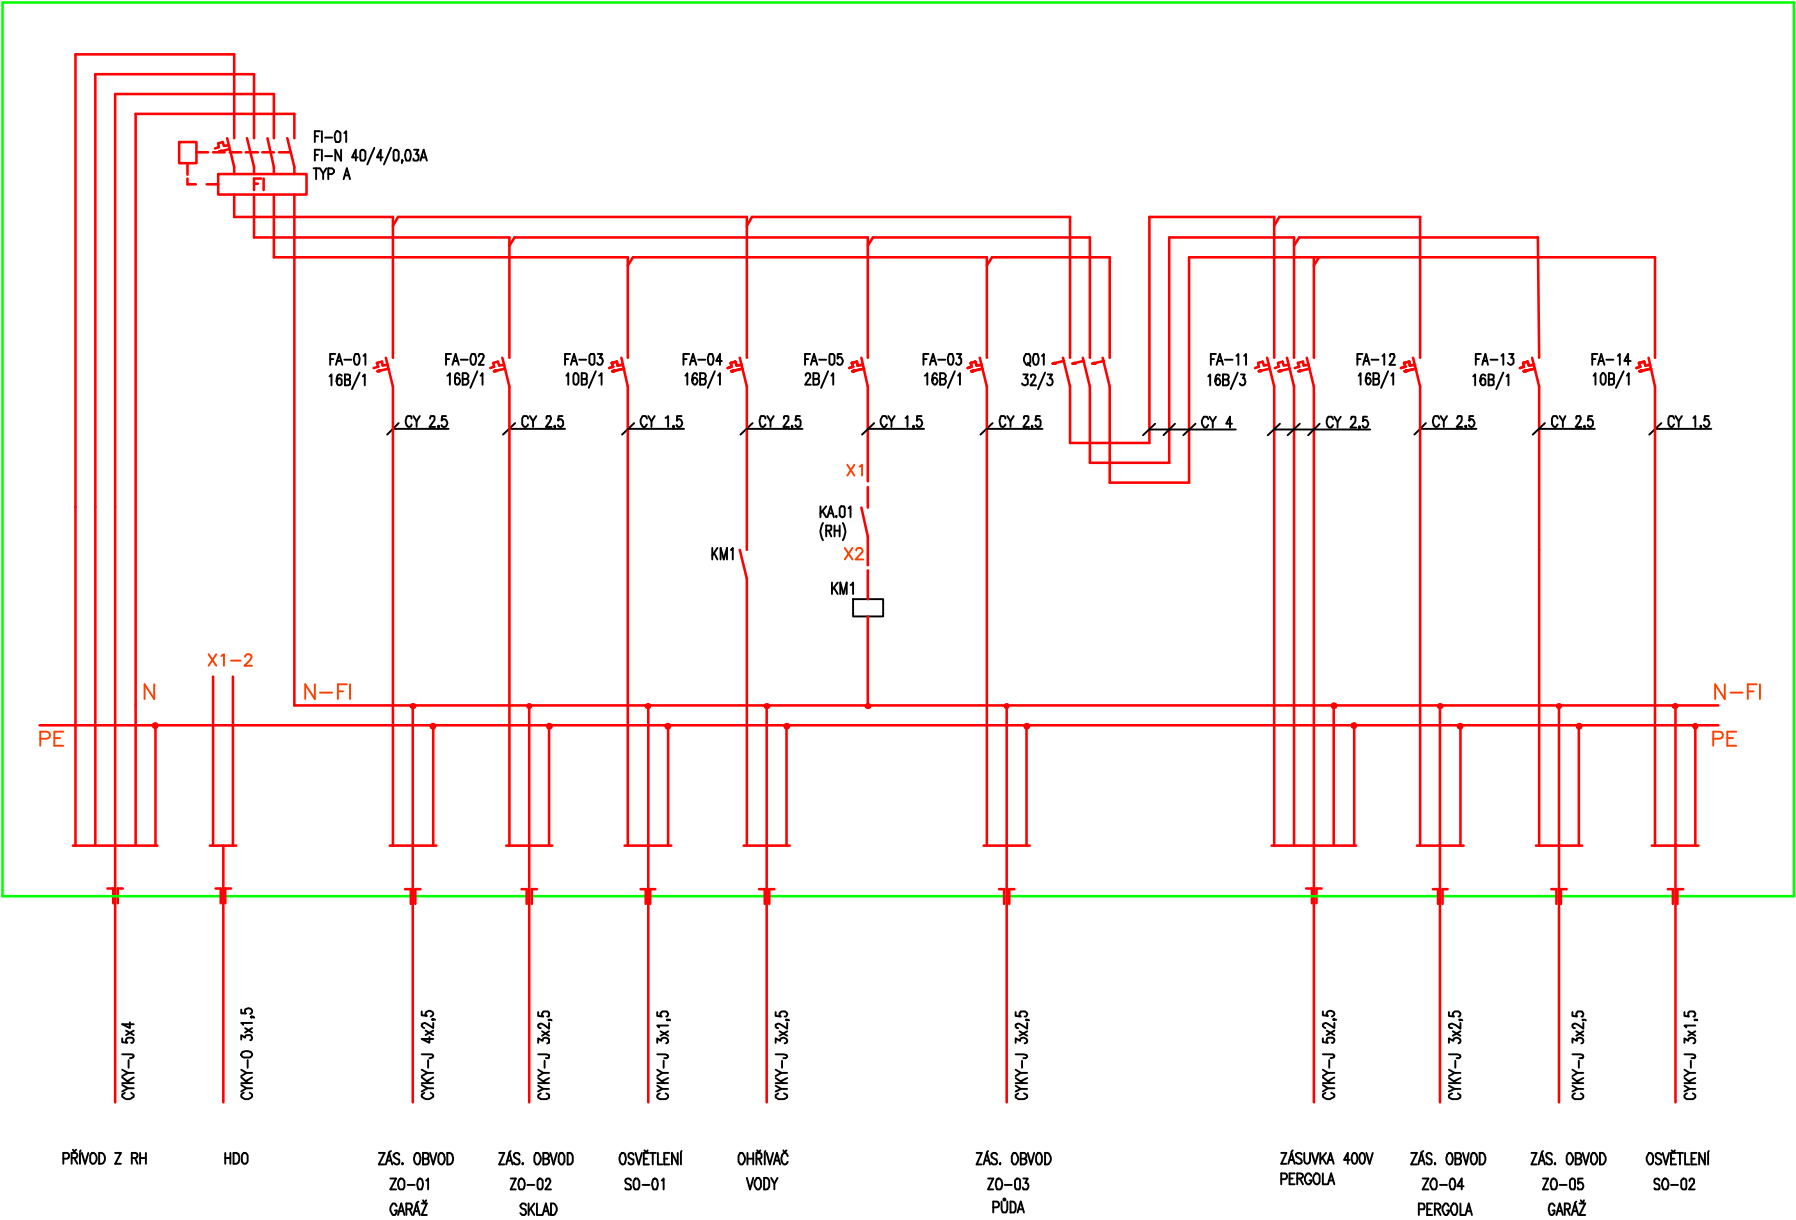

ROZVODNICE RP2:

PLASTOVÁ ROZVODNICE PRO NÁSTĚNNOU MONTÁŽ, NEPRUHLEDNÉ DVEŘE, 2 ŘADY PO 14 MODULECH
KRYTÍ IP 40
In = 25A

ZODP. PROJEKTANT	KONTROLOVAL	VYPRACOVAL	Jaroslav Veselý Pavlovova 1508 592 31 Nové Město na Mor. 604 986 625	
Ing. Luboš Vetešník	Jaroslav Veselý	Jaroslav Veselý		
MÍSTO STAVBY : VÍTĚJEVES		KRAJ: VYSOČINA	FORMÁT	3A4
INVESTOR: OBEC ZVOLE, ZVOLE 107, 592 56 ZVOLE			DATUM	4/2024
OPRAVA A DOPLNĚNÍ ELEKTROINSTALACE POŽÁRNÍ ZBROJNICE ZVOLE			STUPEŇ	DPS
			Č. ZAKÁZKY	2024__01
ROZVODNICE RP2			MĚŘITKO	Č. VÝKRESU
			--	10

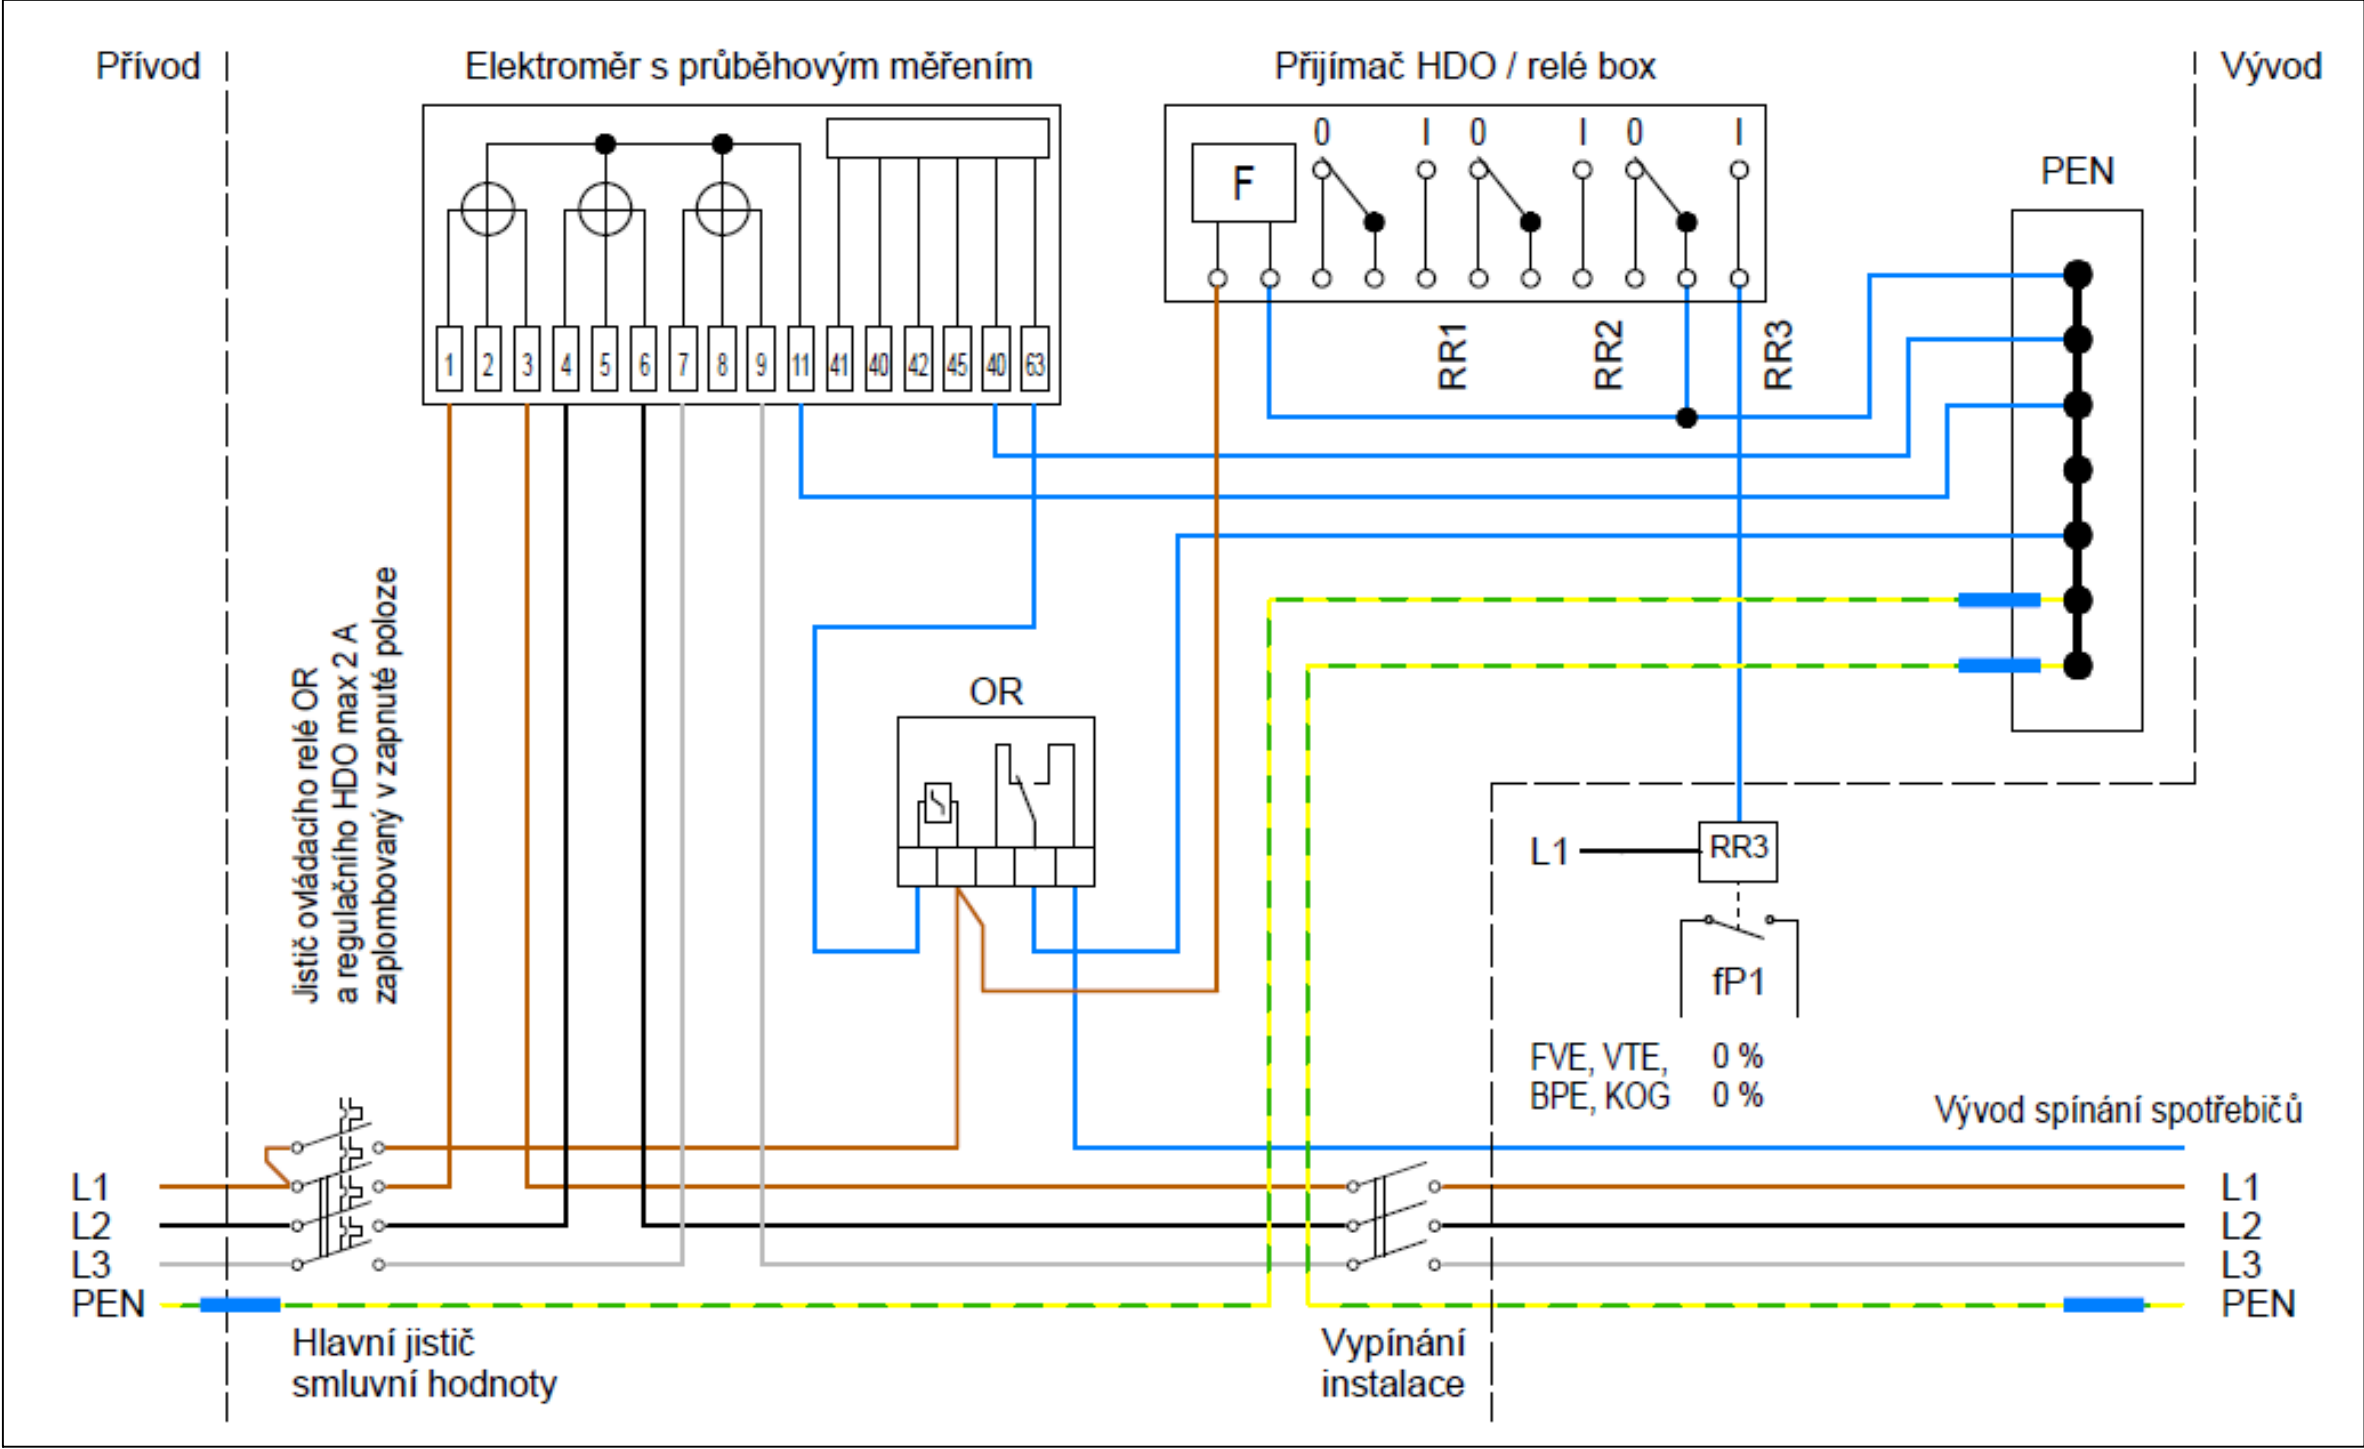

ZODP. PROJEKTANT	KONTROLOVAL	VYPRACOVAL	Jaroslav Veselý Pavlovova 1508 592 31 Nové Město na Mor. 604 986 625	
Ing. Luboš Vetešník	Jaroslav Veselý	Jaroslav Veselý		
MÍSTO STAVBY : VÍTĚJEVES		KRAJ: VYSOČINA	FORMÁT	3A4
INVESTOR: OBEC ZVOLE, ZVOLE 107, 592 56 ZVOLE			DATUM	4/2024
OPRAVA A DOPLNĚNÍ ELEKTROINSTALACE POŽÁRNÍ ZBRojNICE ZVOLE			STUPEŇ	DPS
			Č. ZAKÁZKY	2024__01
ELEKTROMĚROVÝ ROZVADĚČ			MĚŘITKO	Č. VÝKRESU 11